



福山市下水道
総合地震対策計画
計画図

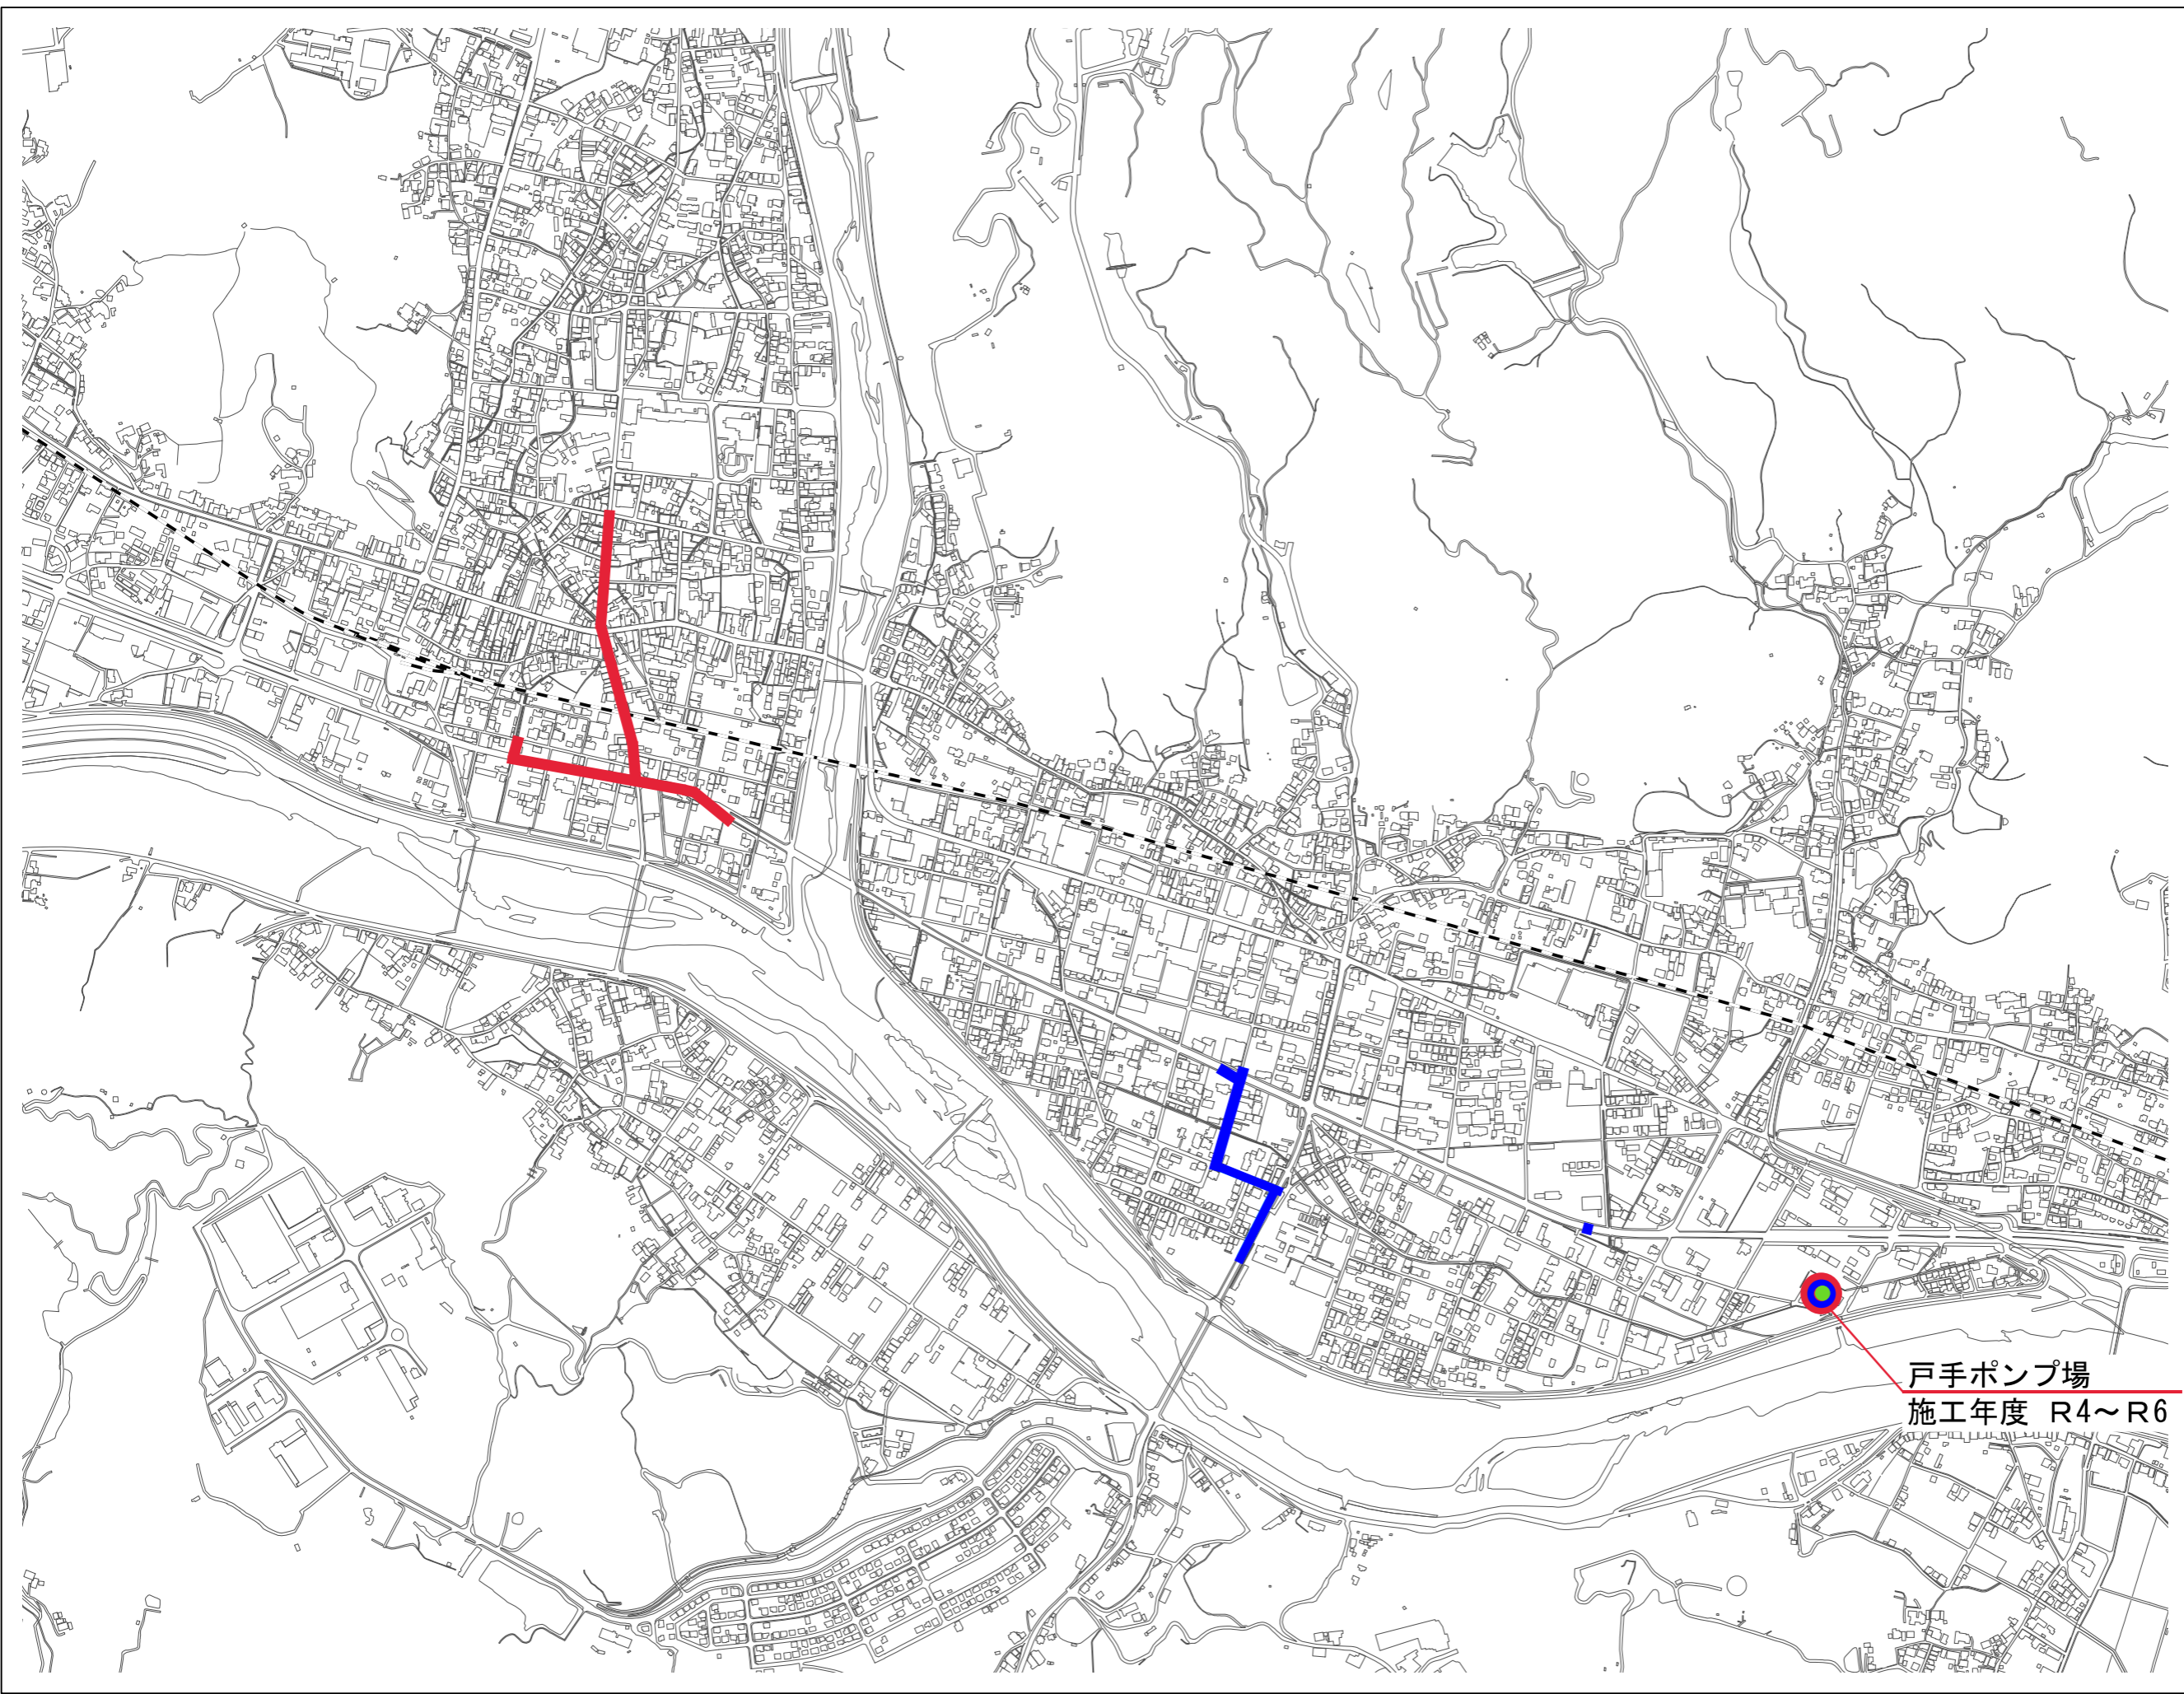



戸手ポンプ場
施工年度 R4~R6

凡例

施工年度	
	R3
	R4
	R5
	R6

 

1:10,000

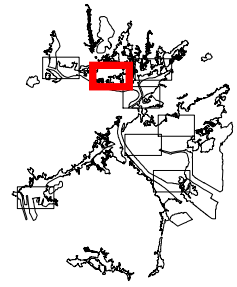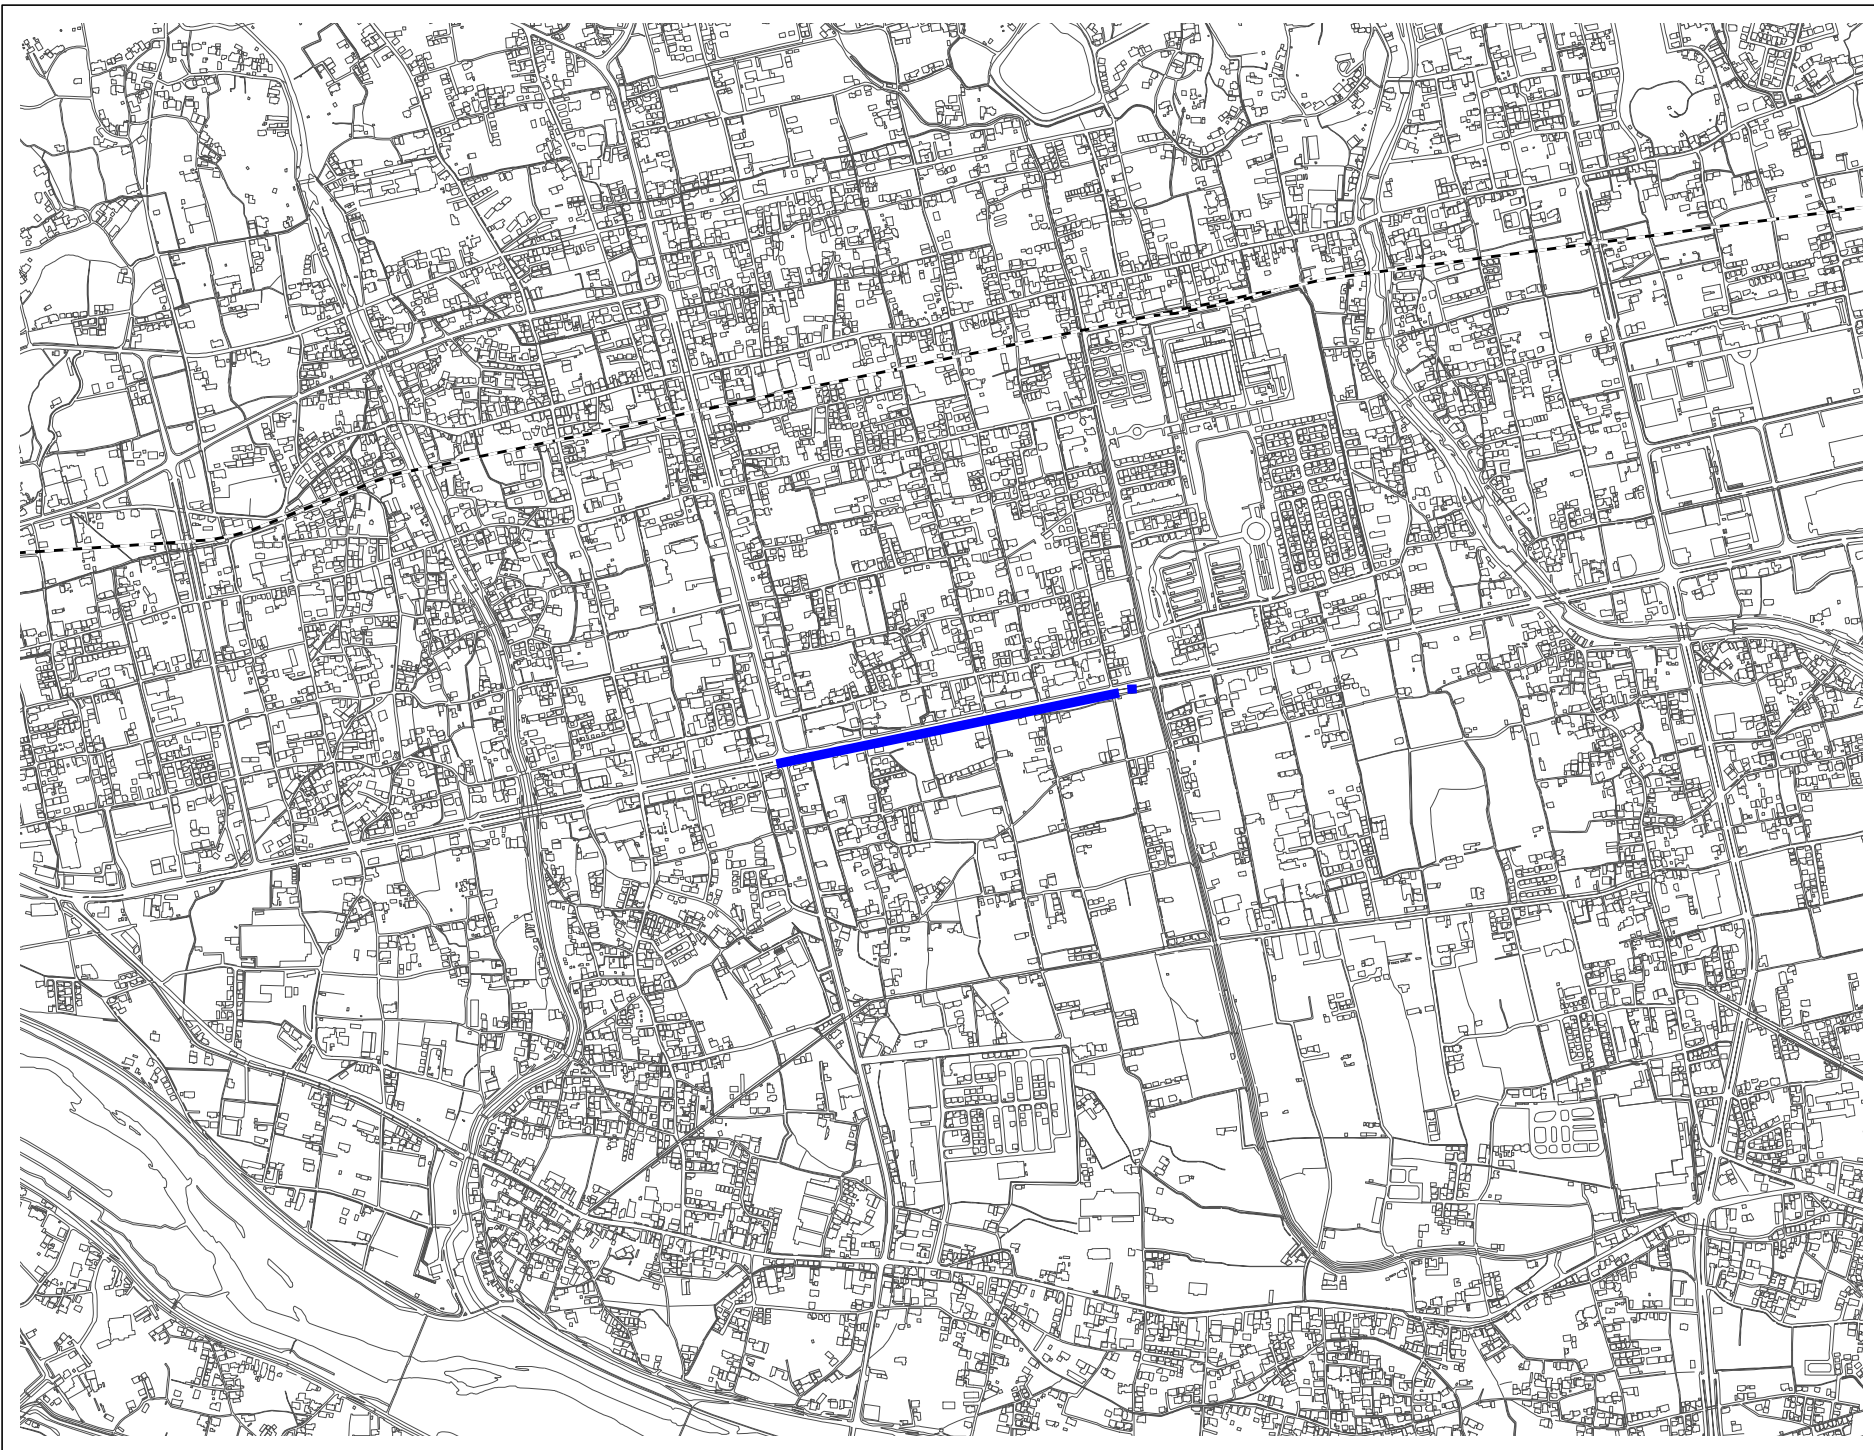


福山市下水道
総合地震対策計画
計画図

- 凡例
- 施工年度
-  R3
 -  R4
 -  R5
 -  R6


0 0.25 0.5 1 Km

1:10,000

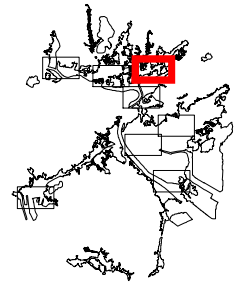


福山市下水道
総合地震対策計画
計画図

 - 凡例
- 施工年度
- R3 (Yellow)
 - R4 (Red)
 - R5 (Blue)
 - R6 (Green)




1:10,000

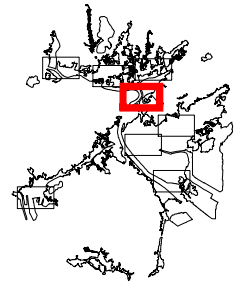


福山市下水道
総合地震対策計画
計画図

凡例

施工年度	
	R3
	R4
	R5
	R6

 

1:10,000

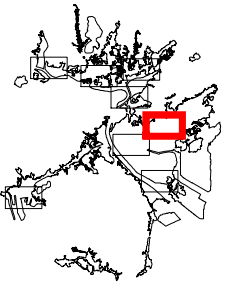


福山市下水道
総合地震対策計画
計画図



凡例

施工年度


	R3
	R4
	R5
	R6

 

1:10,000

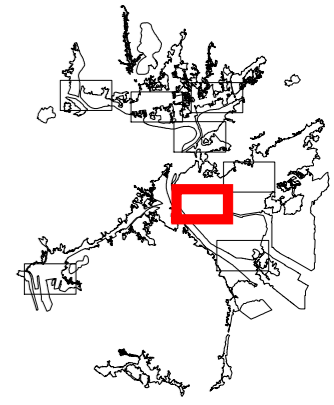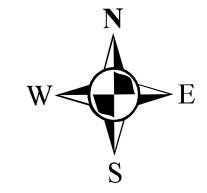

福山市下水道 総合地震対策計画 計画図

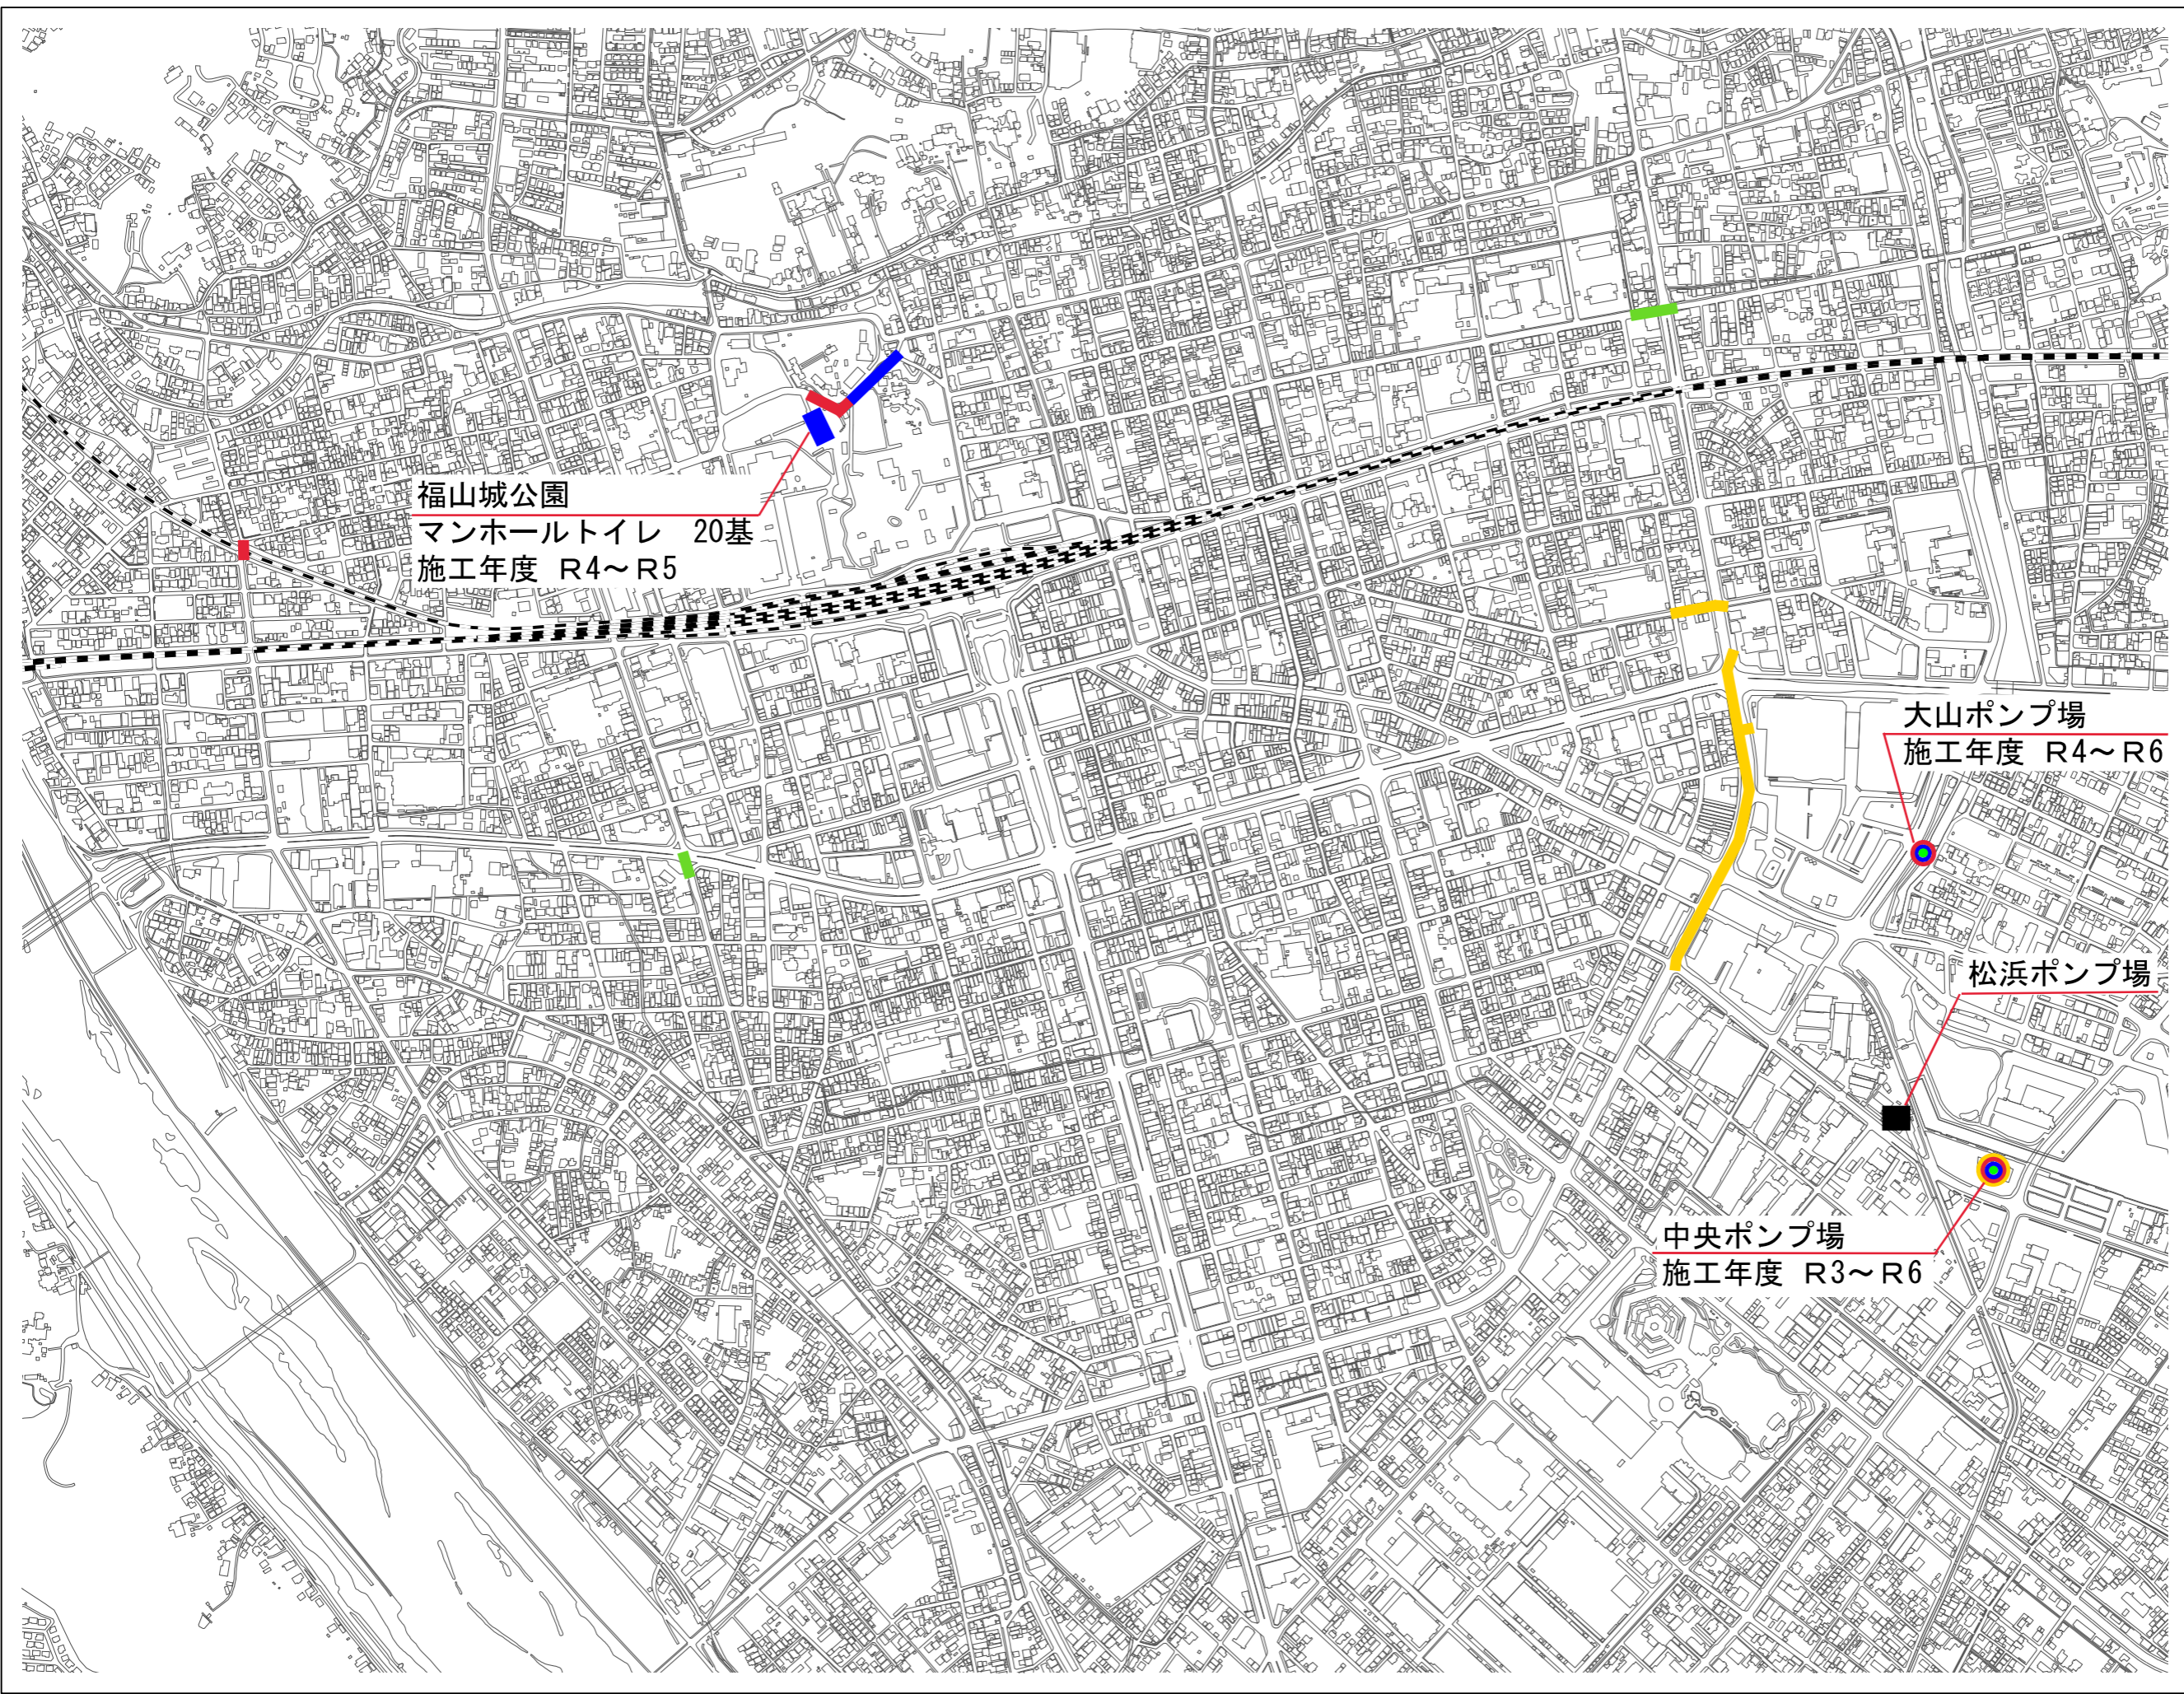


福山城公園
マンホールトイレ 20基
施工年度 R4~R5

大山ポンプ場
施工年度 R4~R6



松浜ポンプ場

中央ポンプ場
施工年度 R3~R6

 
- 凡例
- 施工年度
- R3 (Yellow line)
 - R4 (Red line)
 - R5 (Blue line)
 - R6 (Green line)



1:10,000

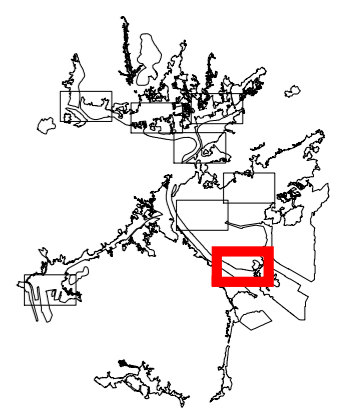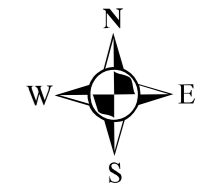


福山市下水道
総合地震対策計画
計画図

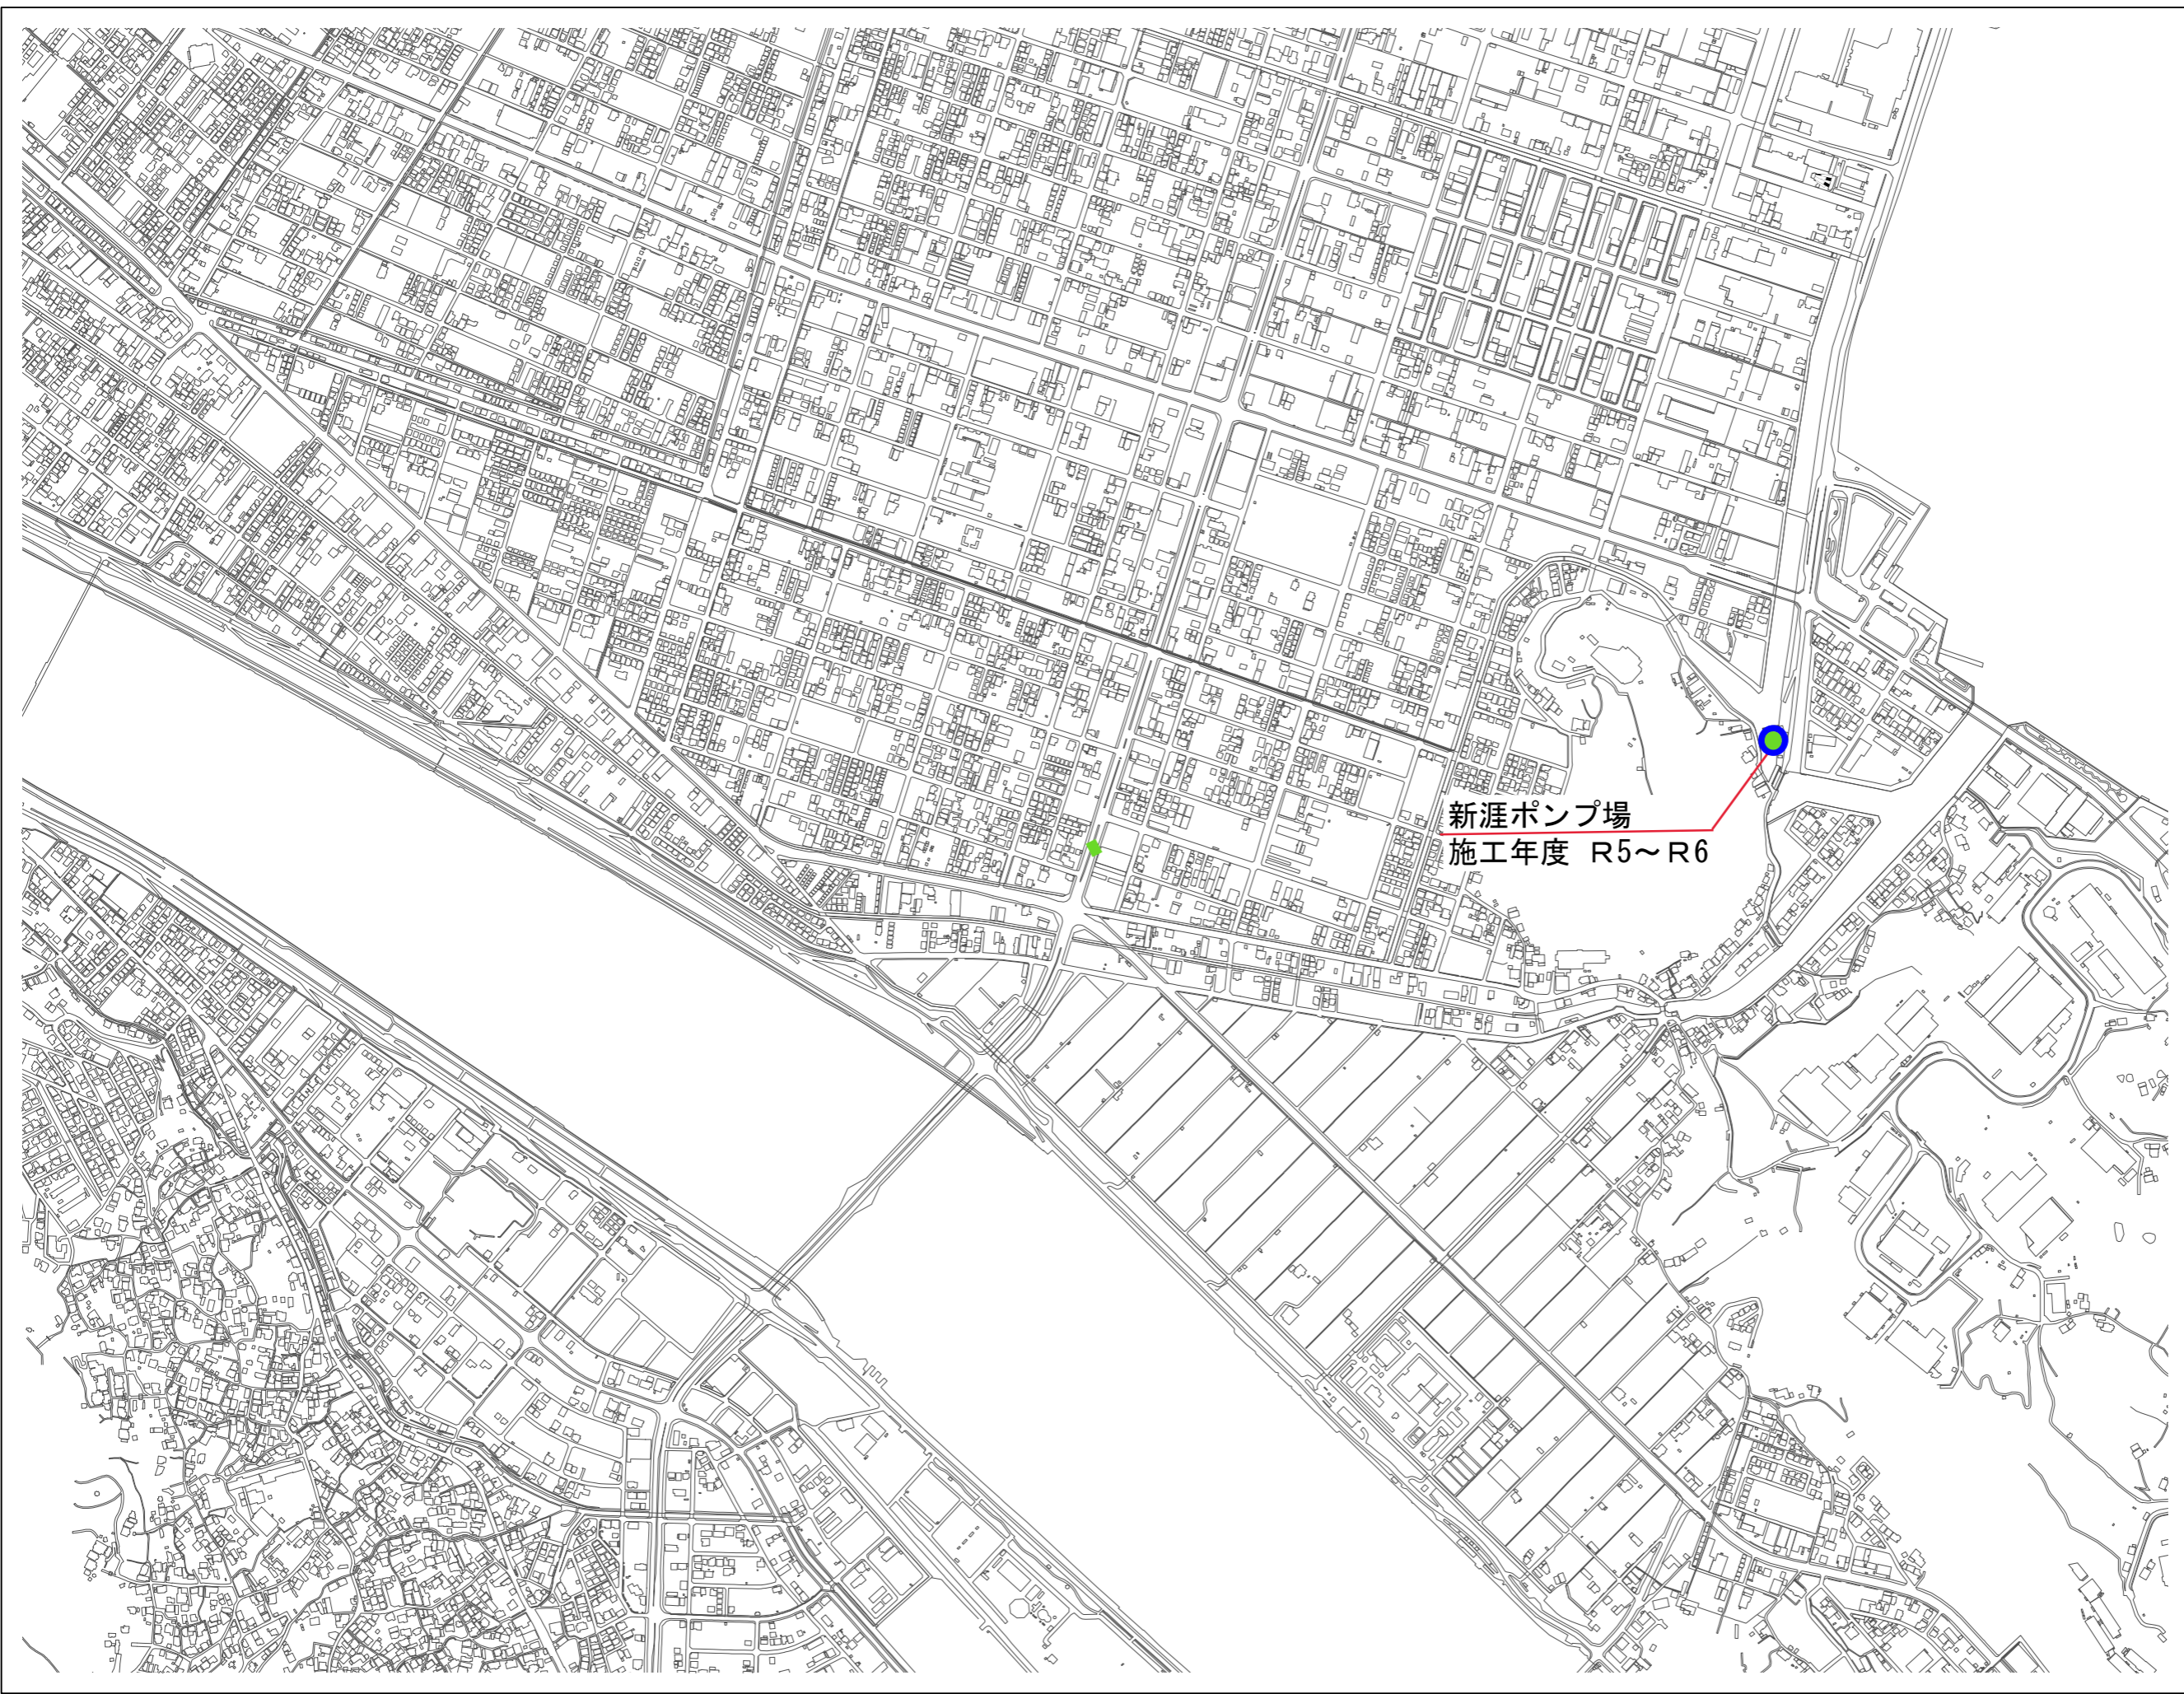


凡例



施工年度	色
R3	黄色
R4	赤色
R5	青色
R6	緑色

 

1:10,000

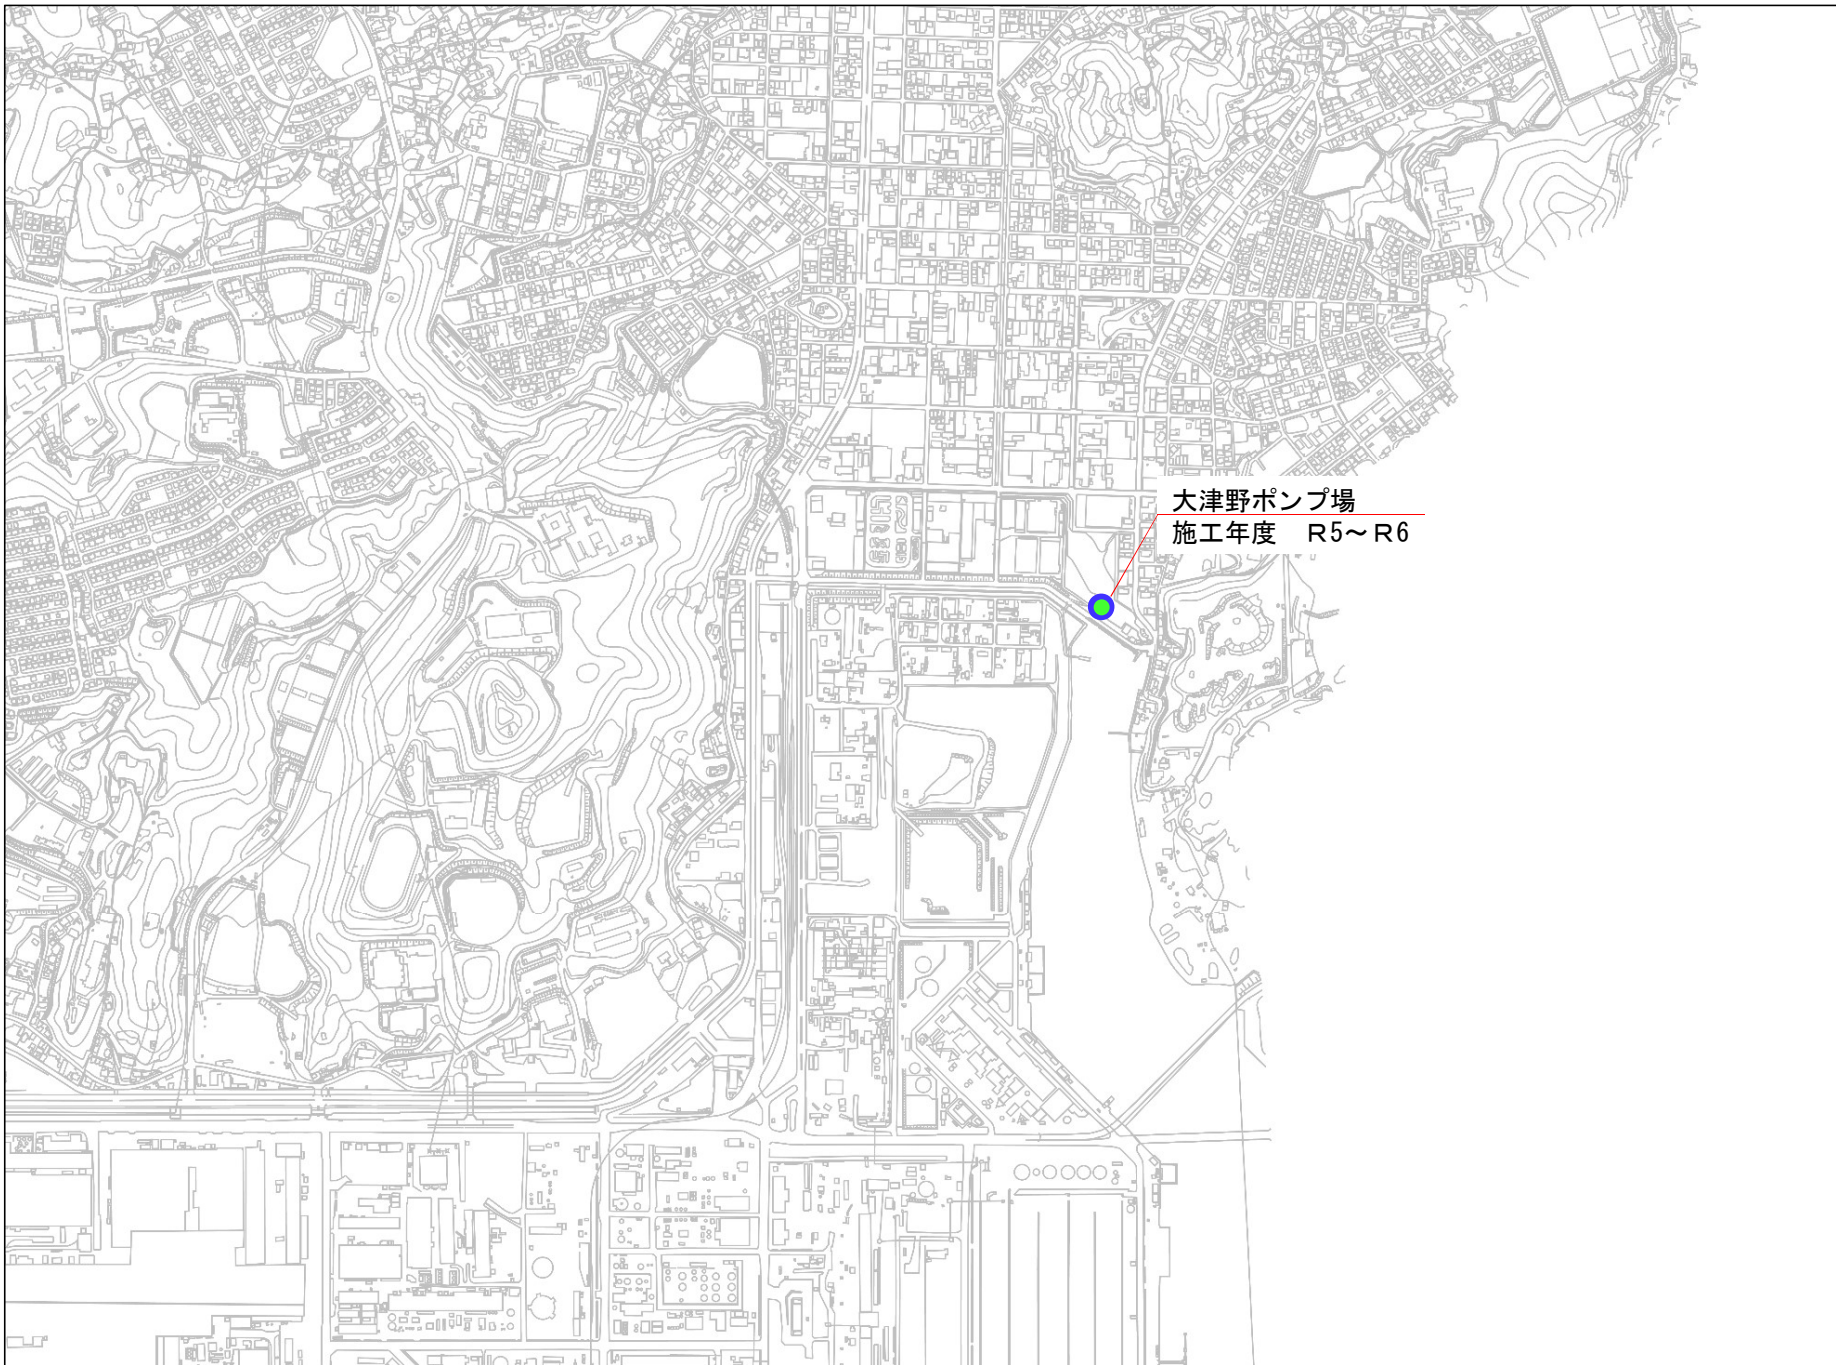

大津野ポンプ場
施工年度 R5~R6

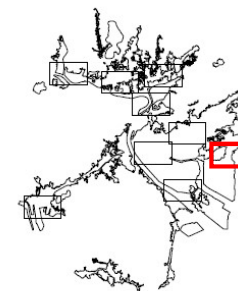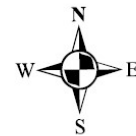

福山市下水道
総合地震対策計画
計画図

凡例

 
施工年度

— R3



— R4

— R5

— R6



1:10,000

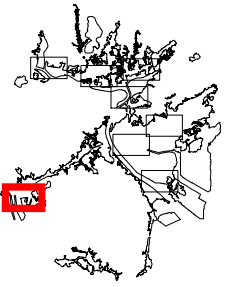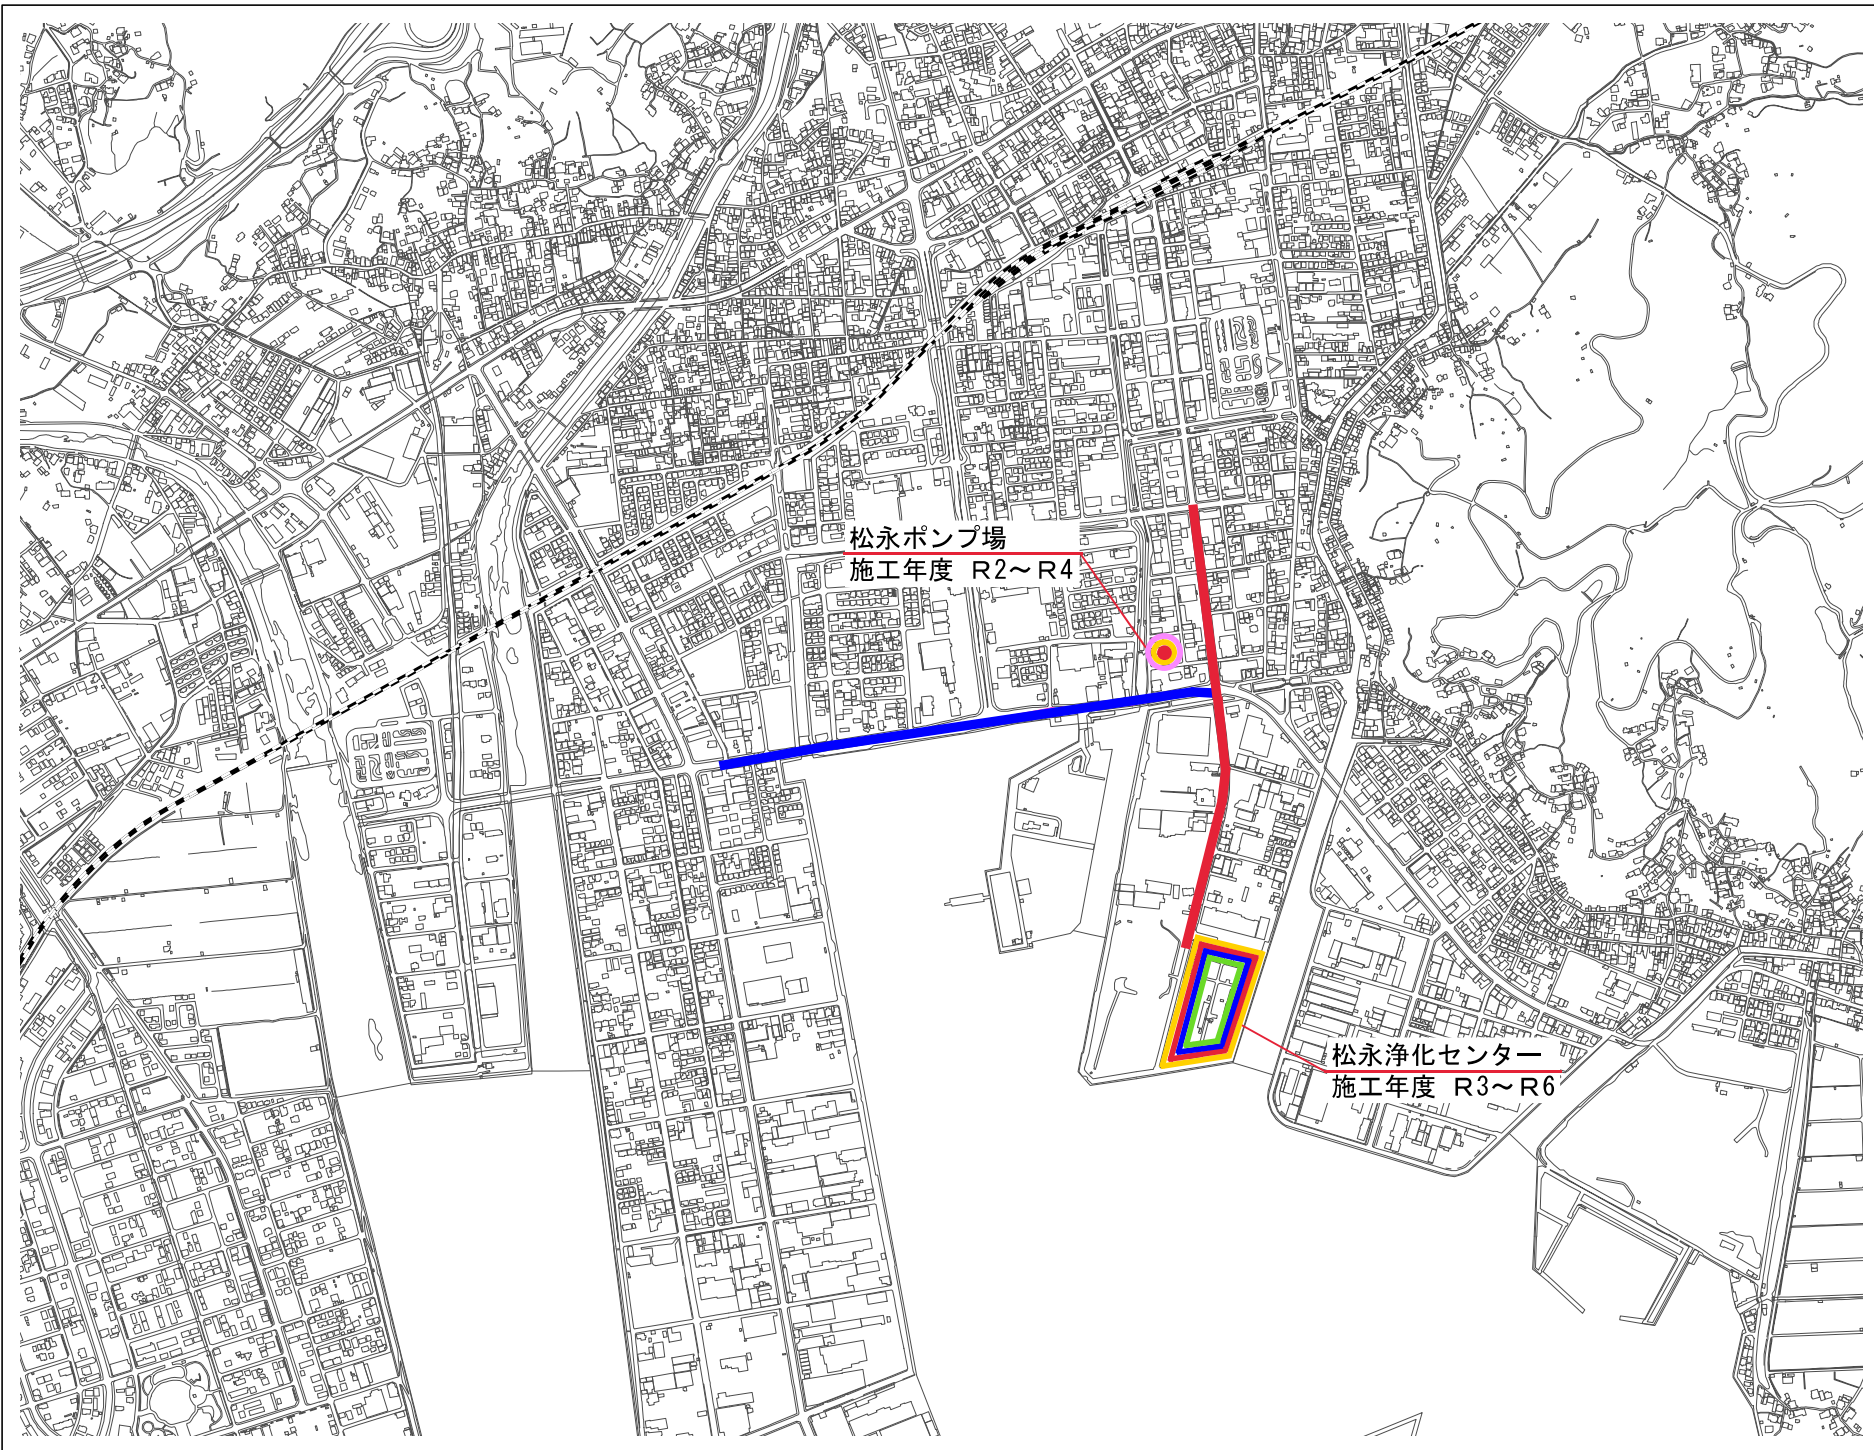


福山市下水道
総合地震対策計画
計画図

凡例

施工年度


	R2
	R3
	R4
	R5
	R6

 

1:10,000

図面番号	C-2	縮尺	1:200
工事名			
種別	一般平面図	番号	
工事箇所	福山市松永町五丁目地内		
設計年月			
福山市上下水道局			


一般平面図 1:200

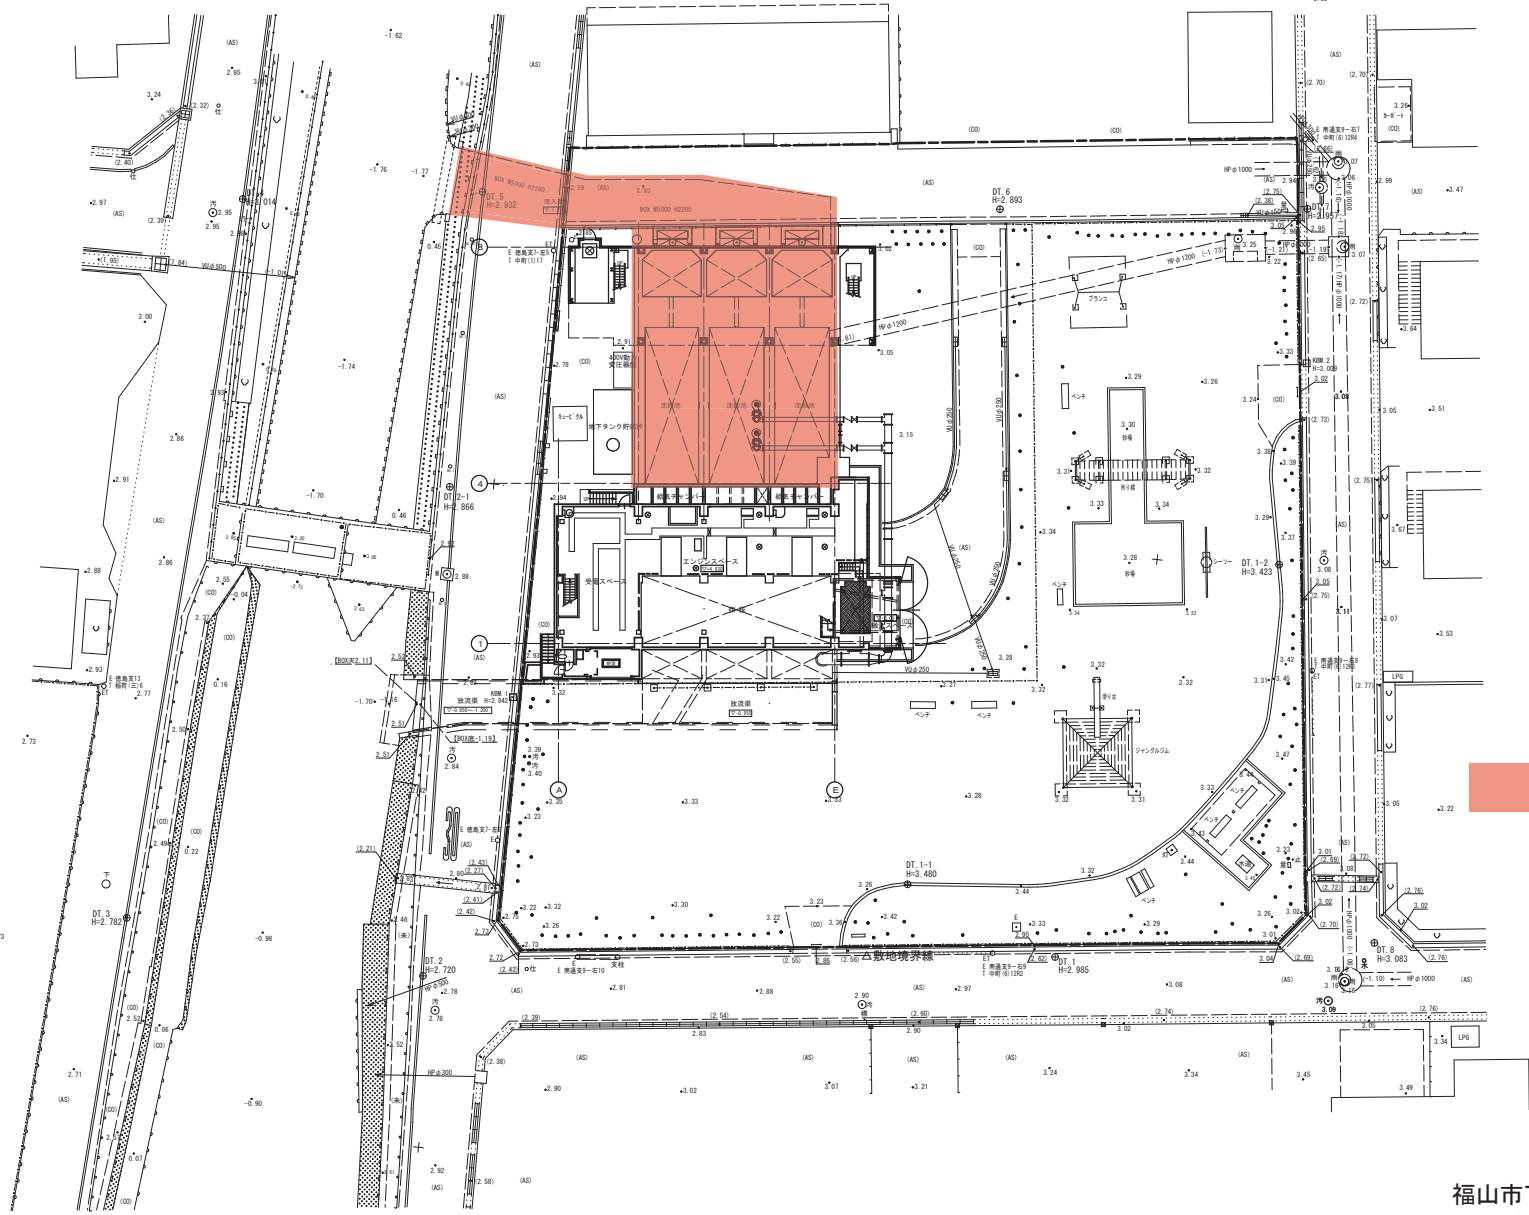

対象施設


大山ポンプ場平面図

S=1/200

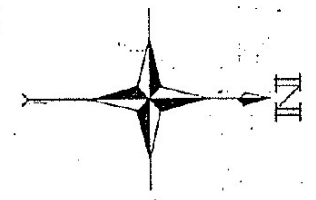

ポンプ仕様

型式	ディゼルエンジン駆動直軸軸流ポンプ
口径[m]	φ 1,600
揚水高[m]	360
全揚程[m]	7.4
騒音[dB(A)]	450
台数[台]	2
敷地面積[m ²]	約 3000

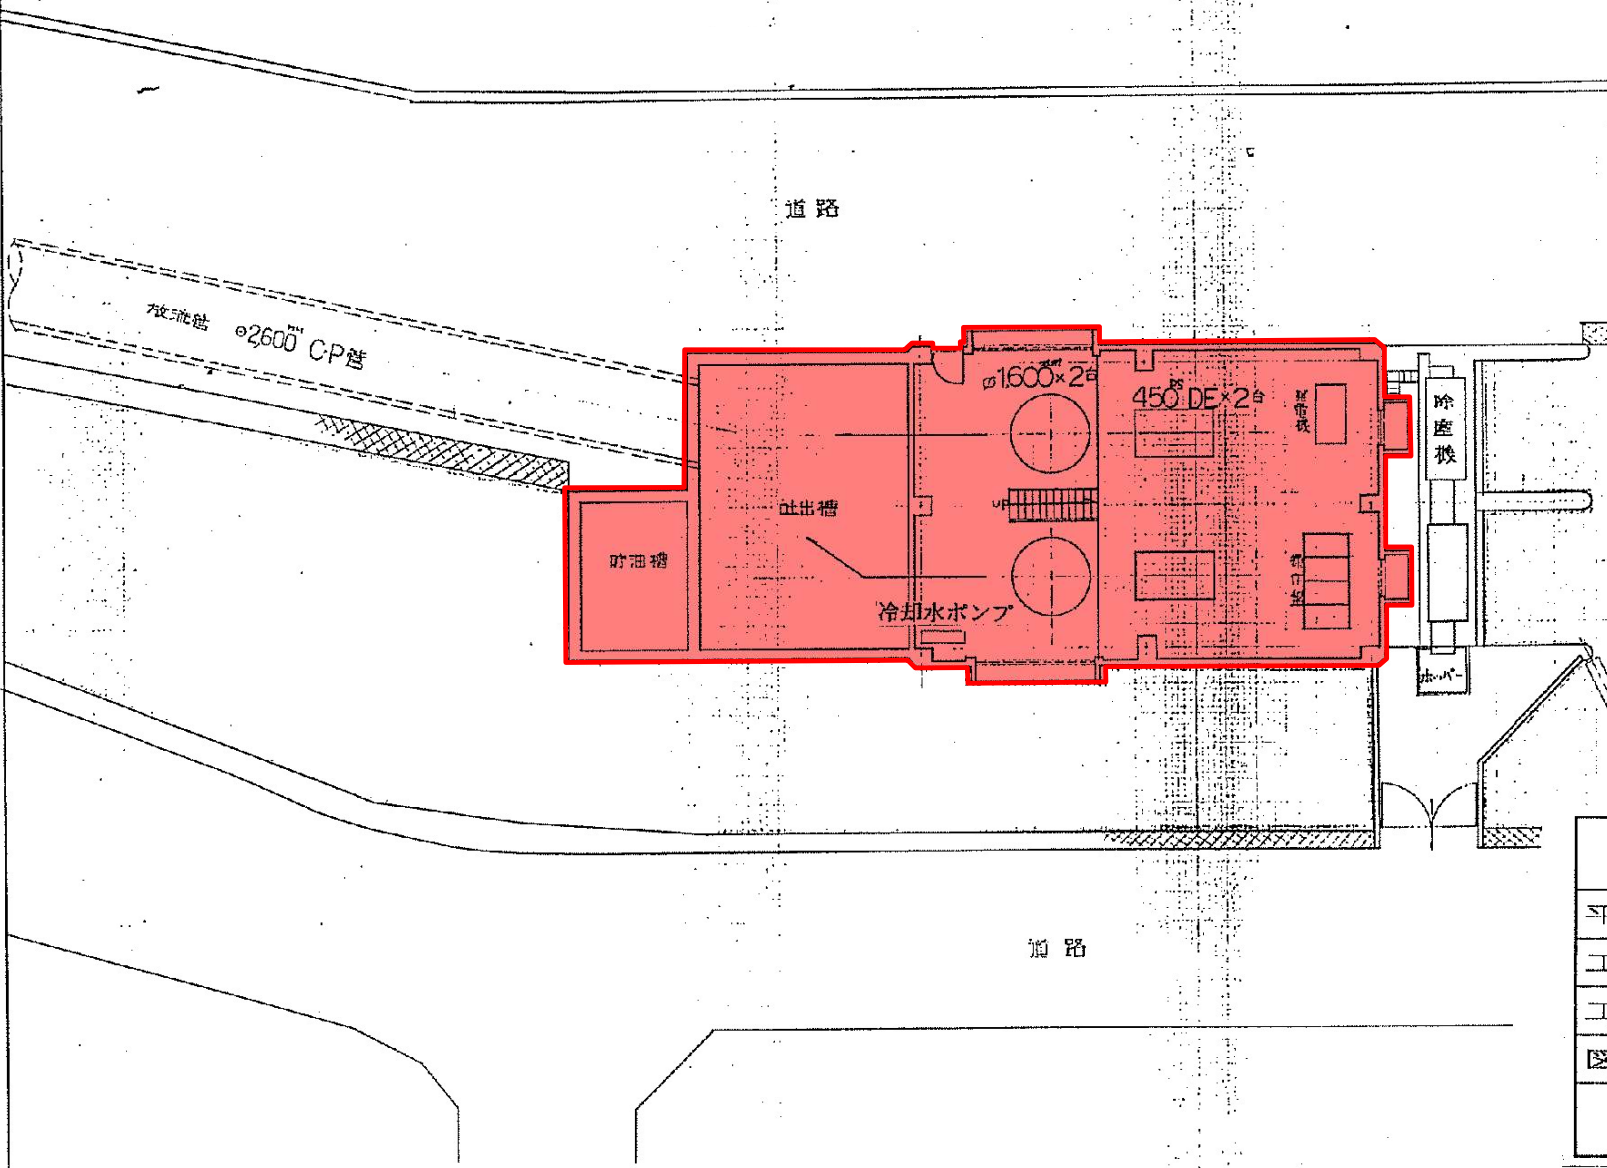

対象施設

福山市下水道総合地震対策計画
大山ポンプ場対象施設配置図

福山市


平成9年度

工事名称 大山ポンプ場除塵機改修工事

工事場所 福山市入船町三丁目地内

図面番号 2/6 縮尺 1:200

平面図

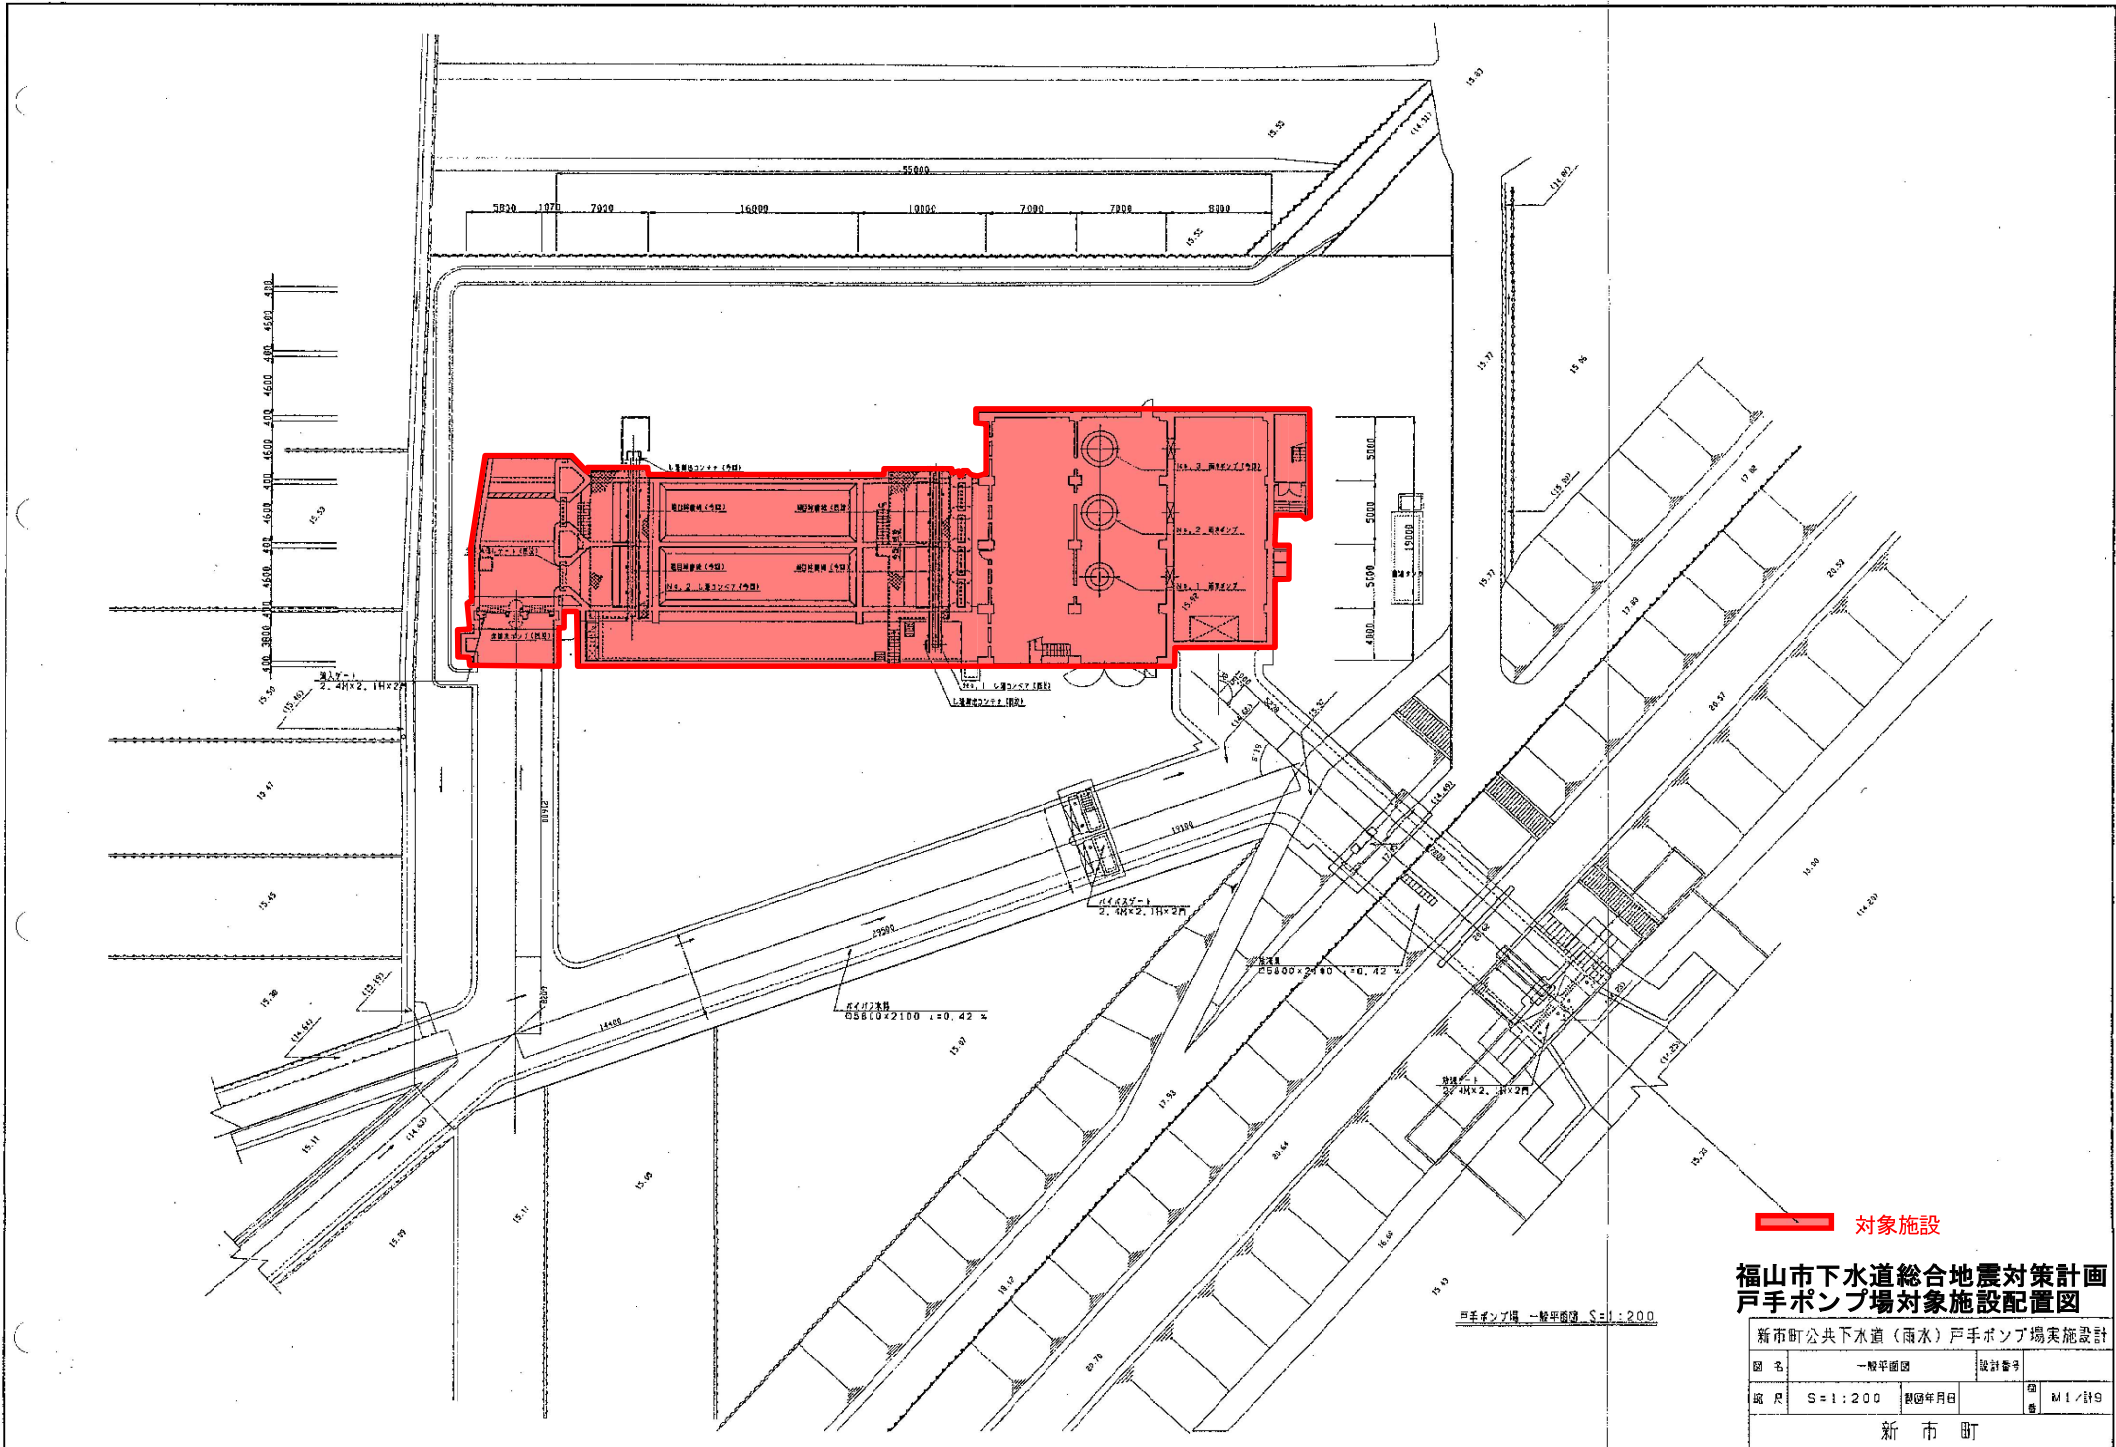

対象施設

福山市下水道総合地震対策計画
戸手ポンプ場対象施設配置図

新市町公共下水道（雨水）戸手ポンプ場実施設計

図名	一般平面図	設計番号	
縮尺	S=1:200	製図年月日	


新市町

戸手ポンプ場 一般平面図 S=1:200


福山市

縮尺 1:200

 全体計画平面図



S=1:200

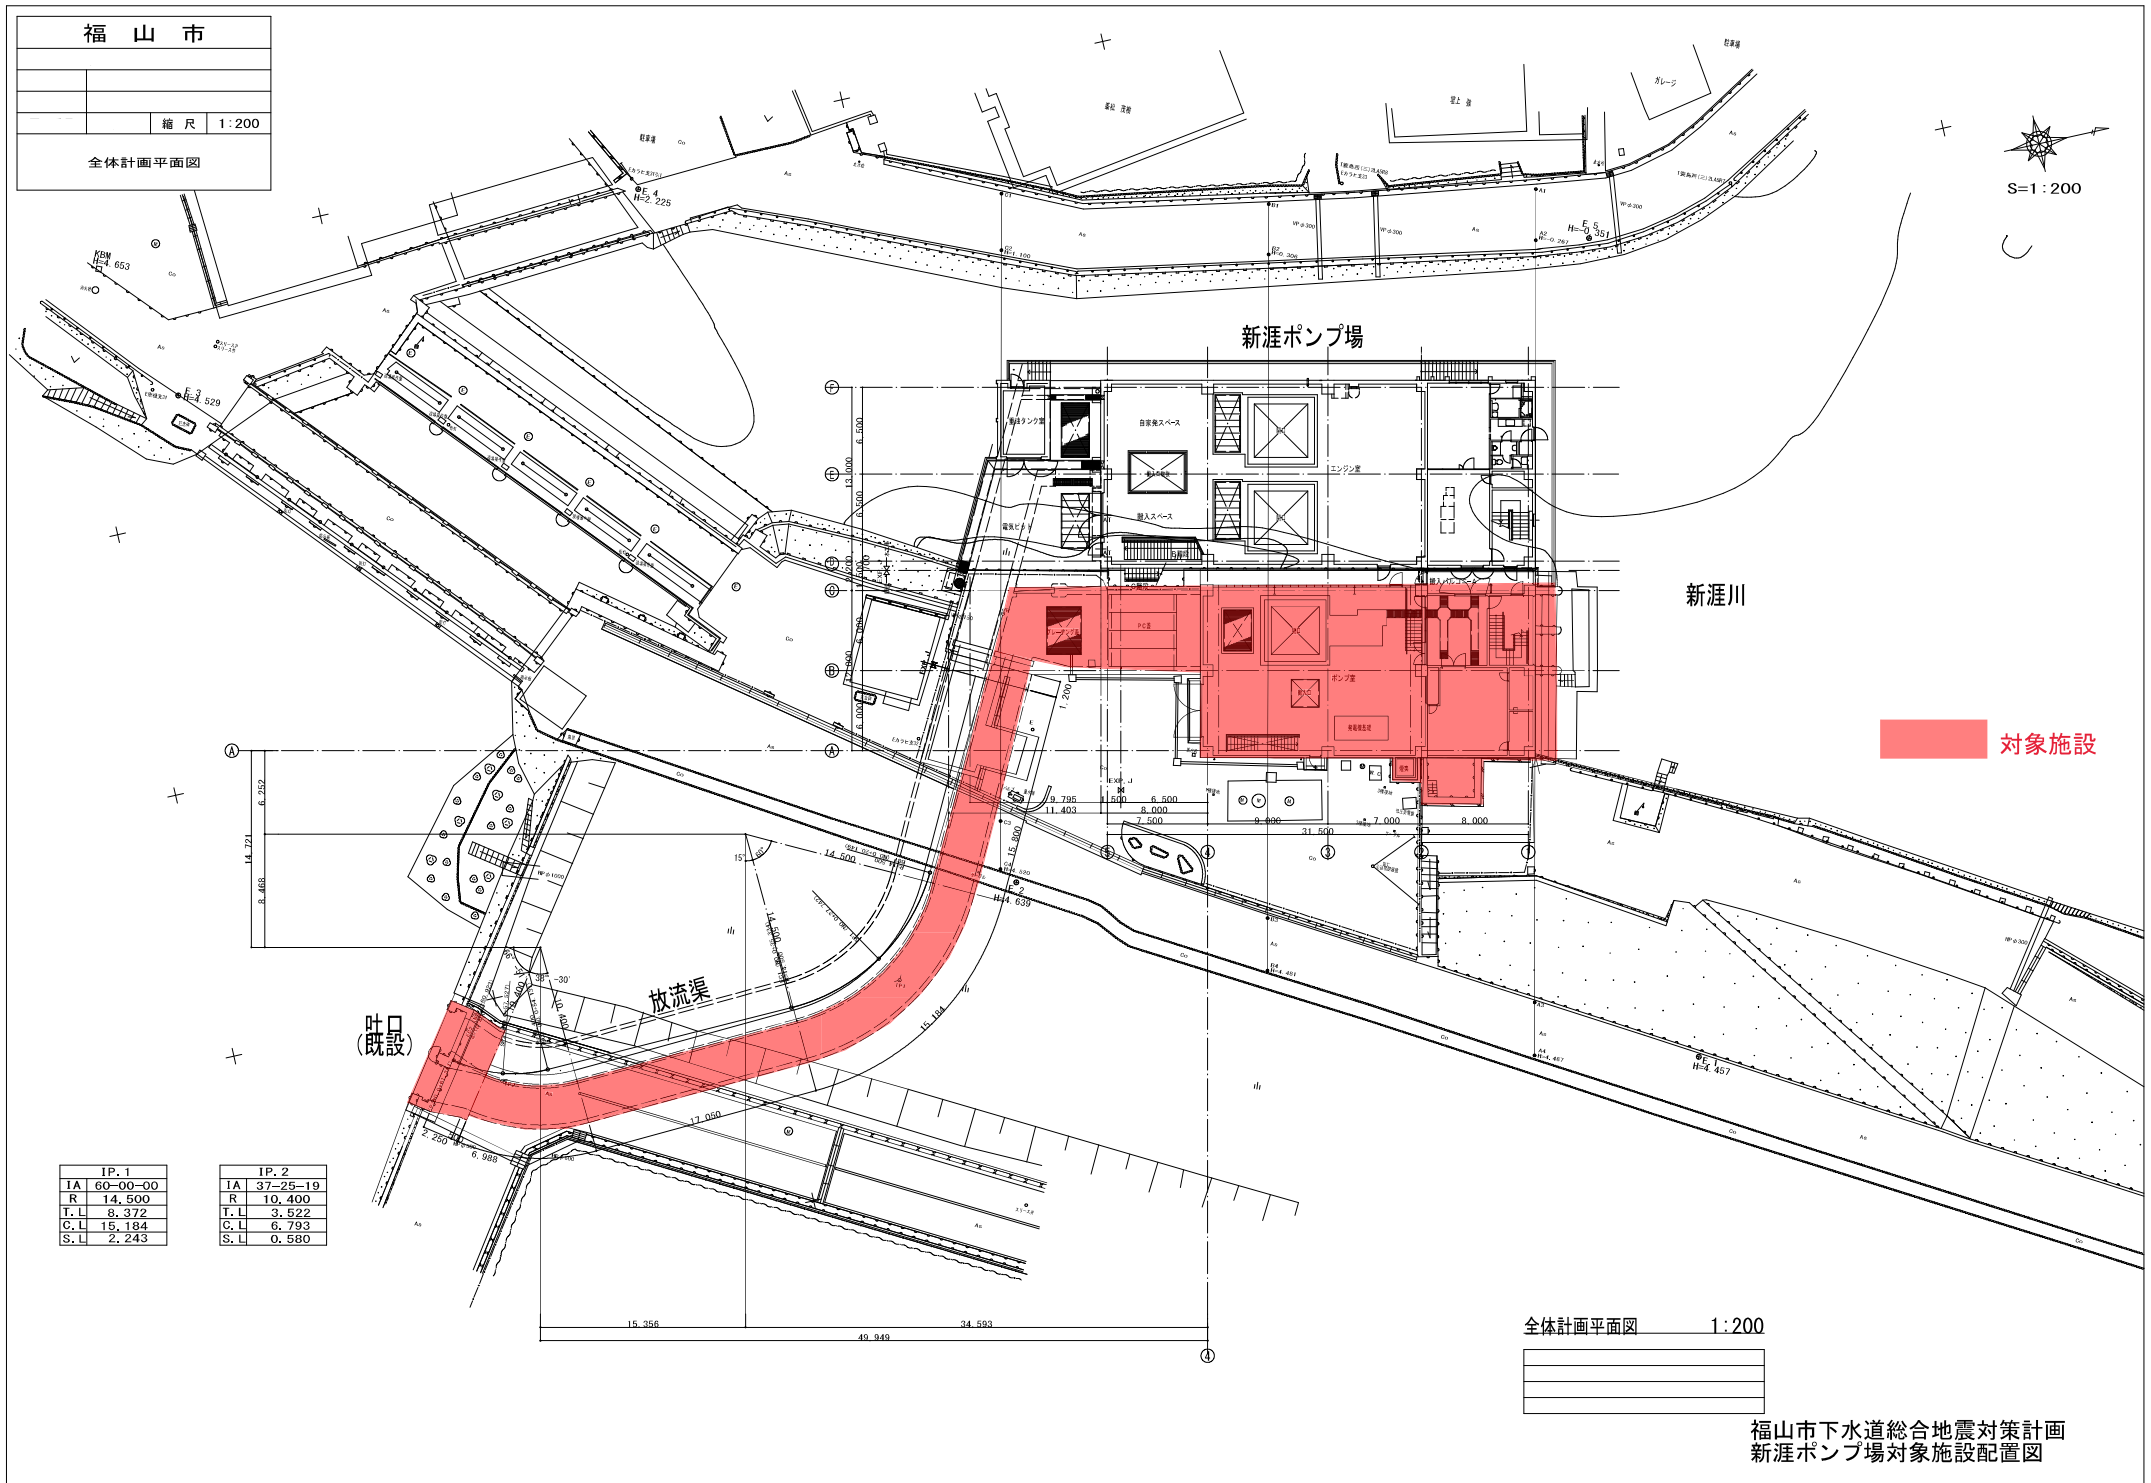

IP. 1	
IA	60-00-00
R	14,500
T. L	8,372
C. L	15,184
S. L	2,243


IP. 2	
IA	37-25-19
R	10,400
T. L	3,522
C. L	6,793
S. L	0,580

全体計画平面図 1:200

福山市下水道総合地震対策計画
新涯ポンプ場対象施設配置図

福山市	
平成 年度	
工事名称	
工事場所	
図面番号	20 縮尺 1/200
松浜ポンプ場 平面図	

平面図 S-1/200

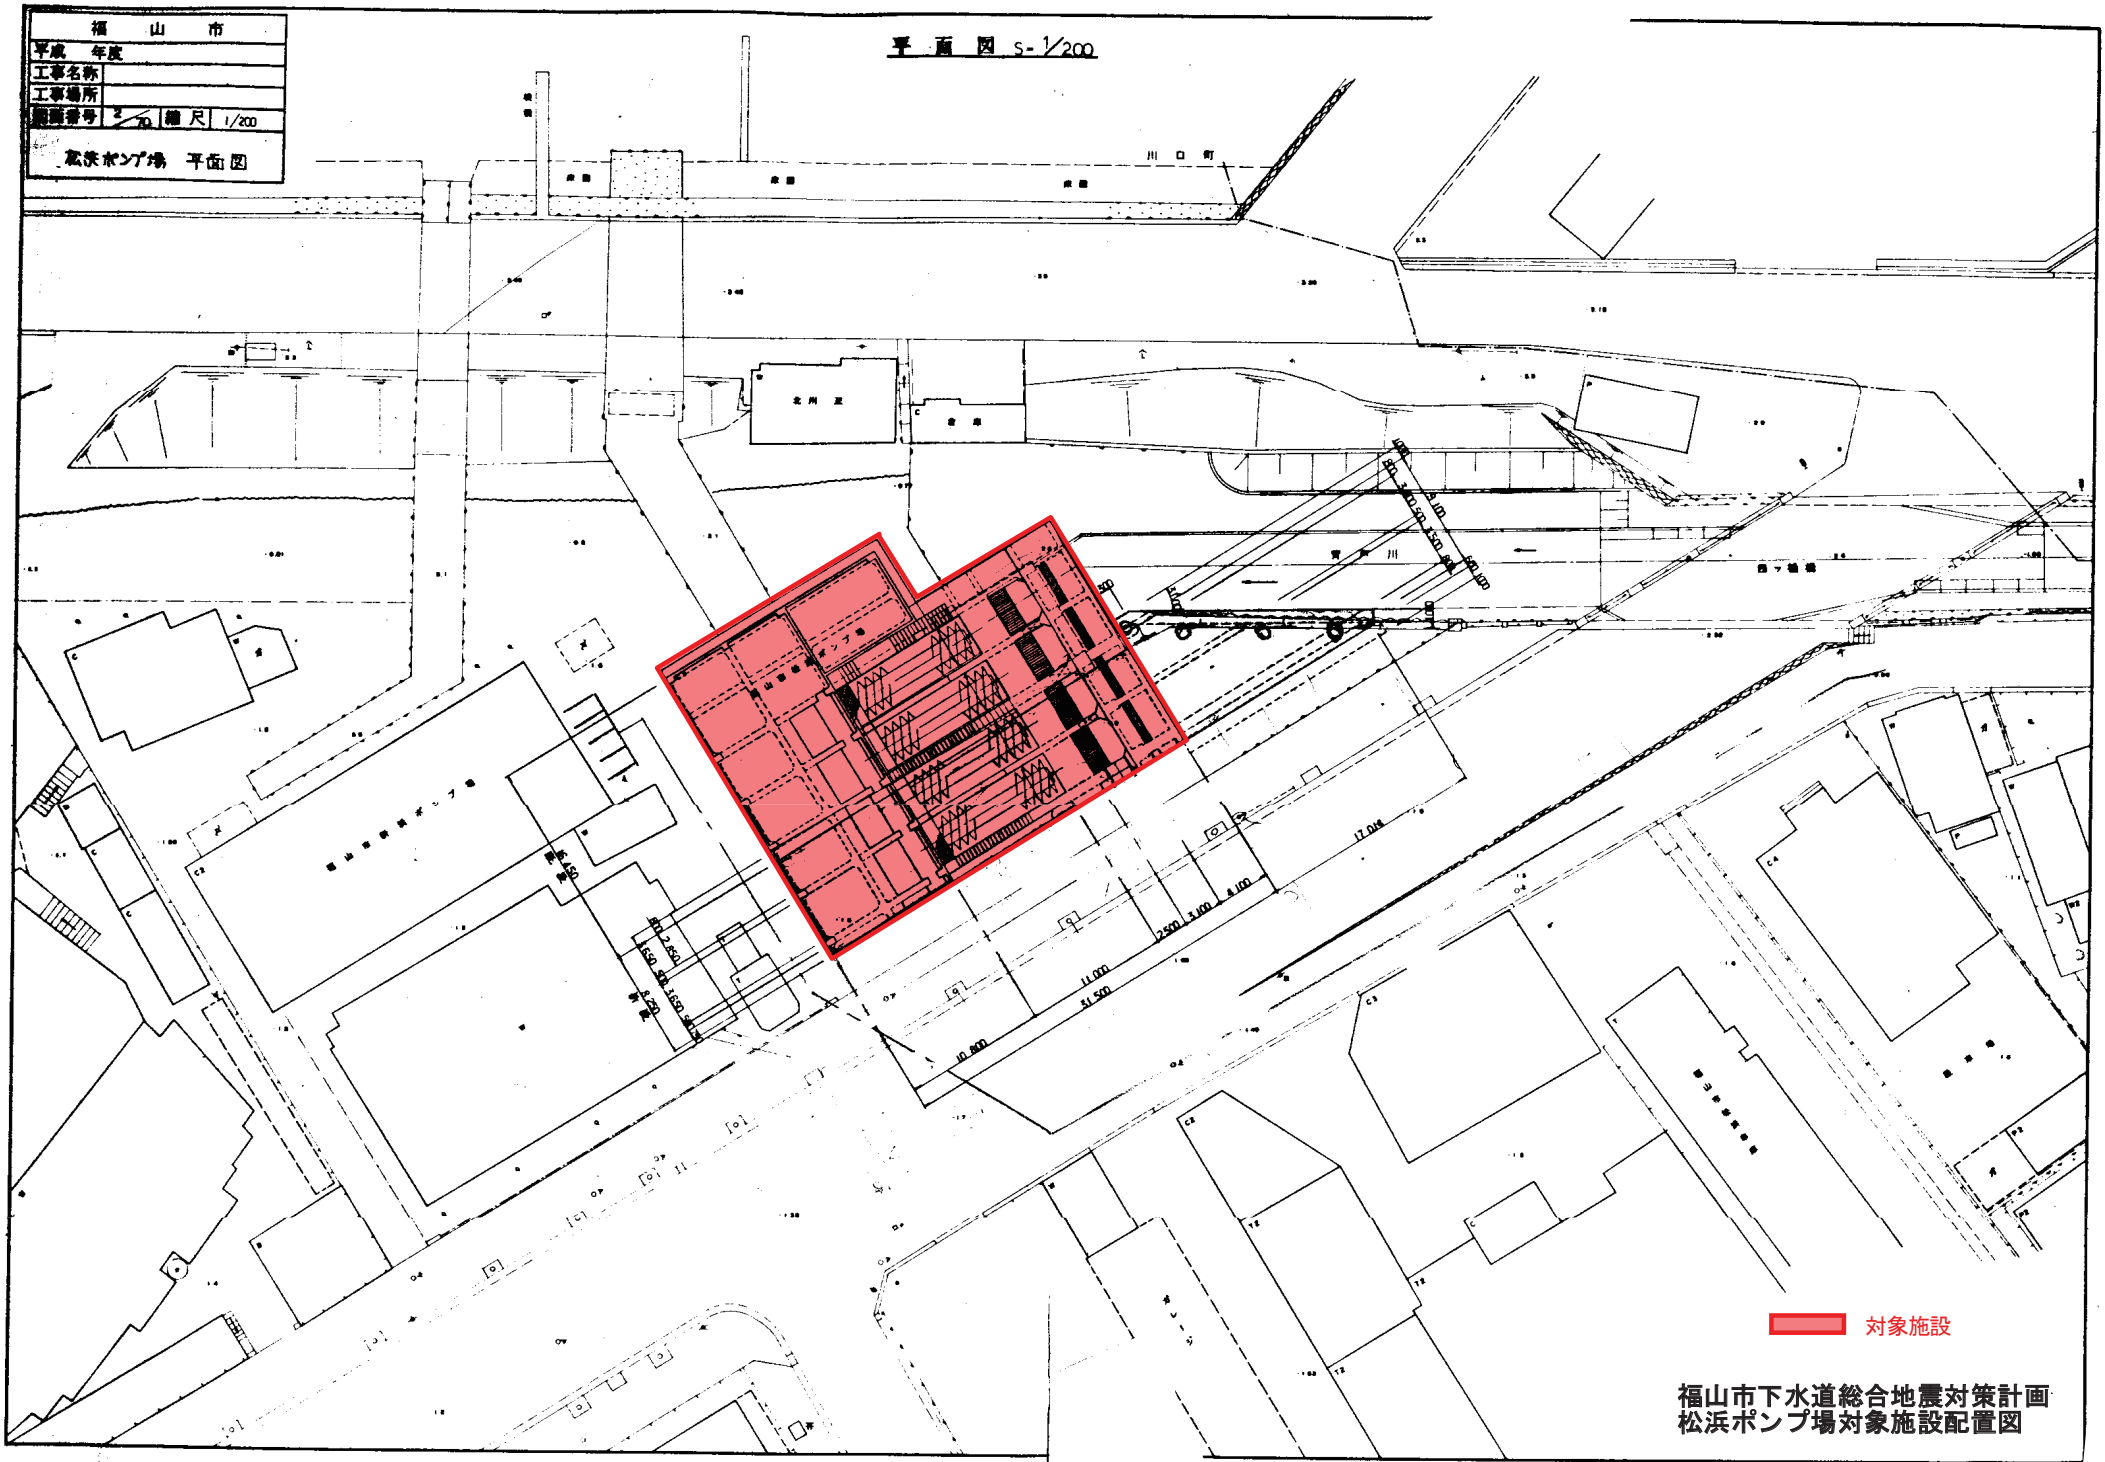


対象施設

福山市下水道総合地震対策計画
松浜ポンプ場対象施設配置図

図面番号	縮尺
工事名	
種別	番号
工事箇所	
設計年月	
福山市上下水道局	


一般平面図

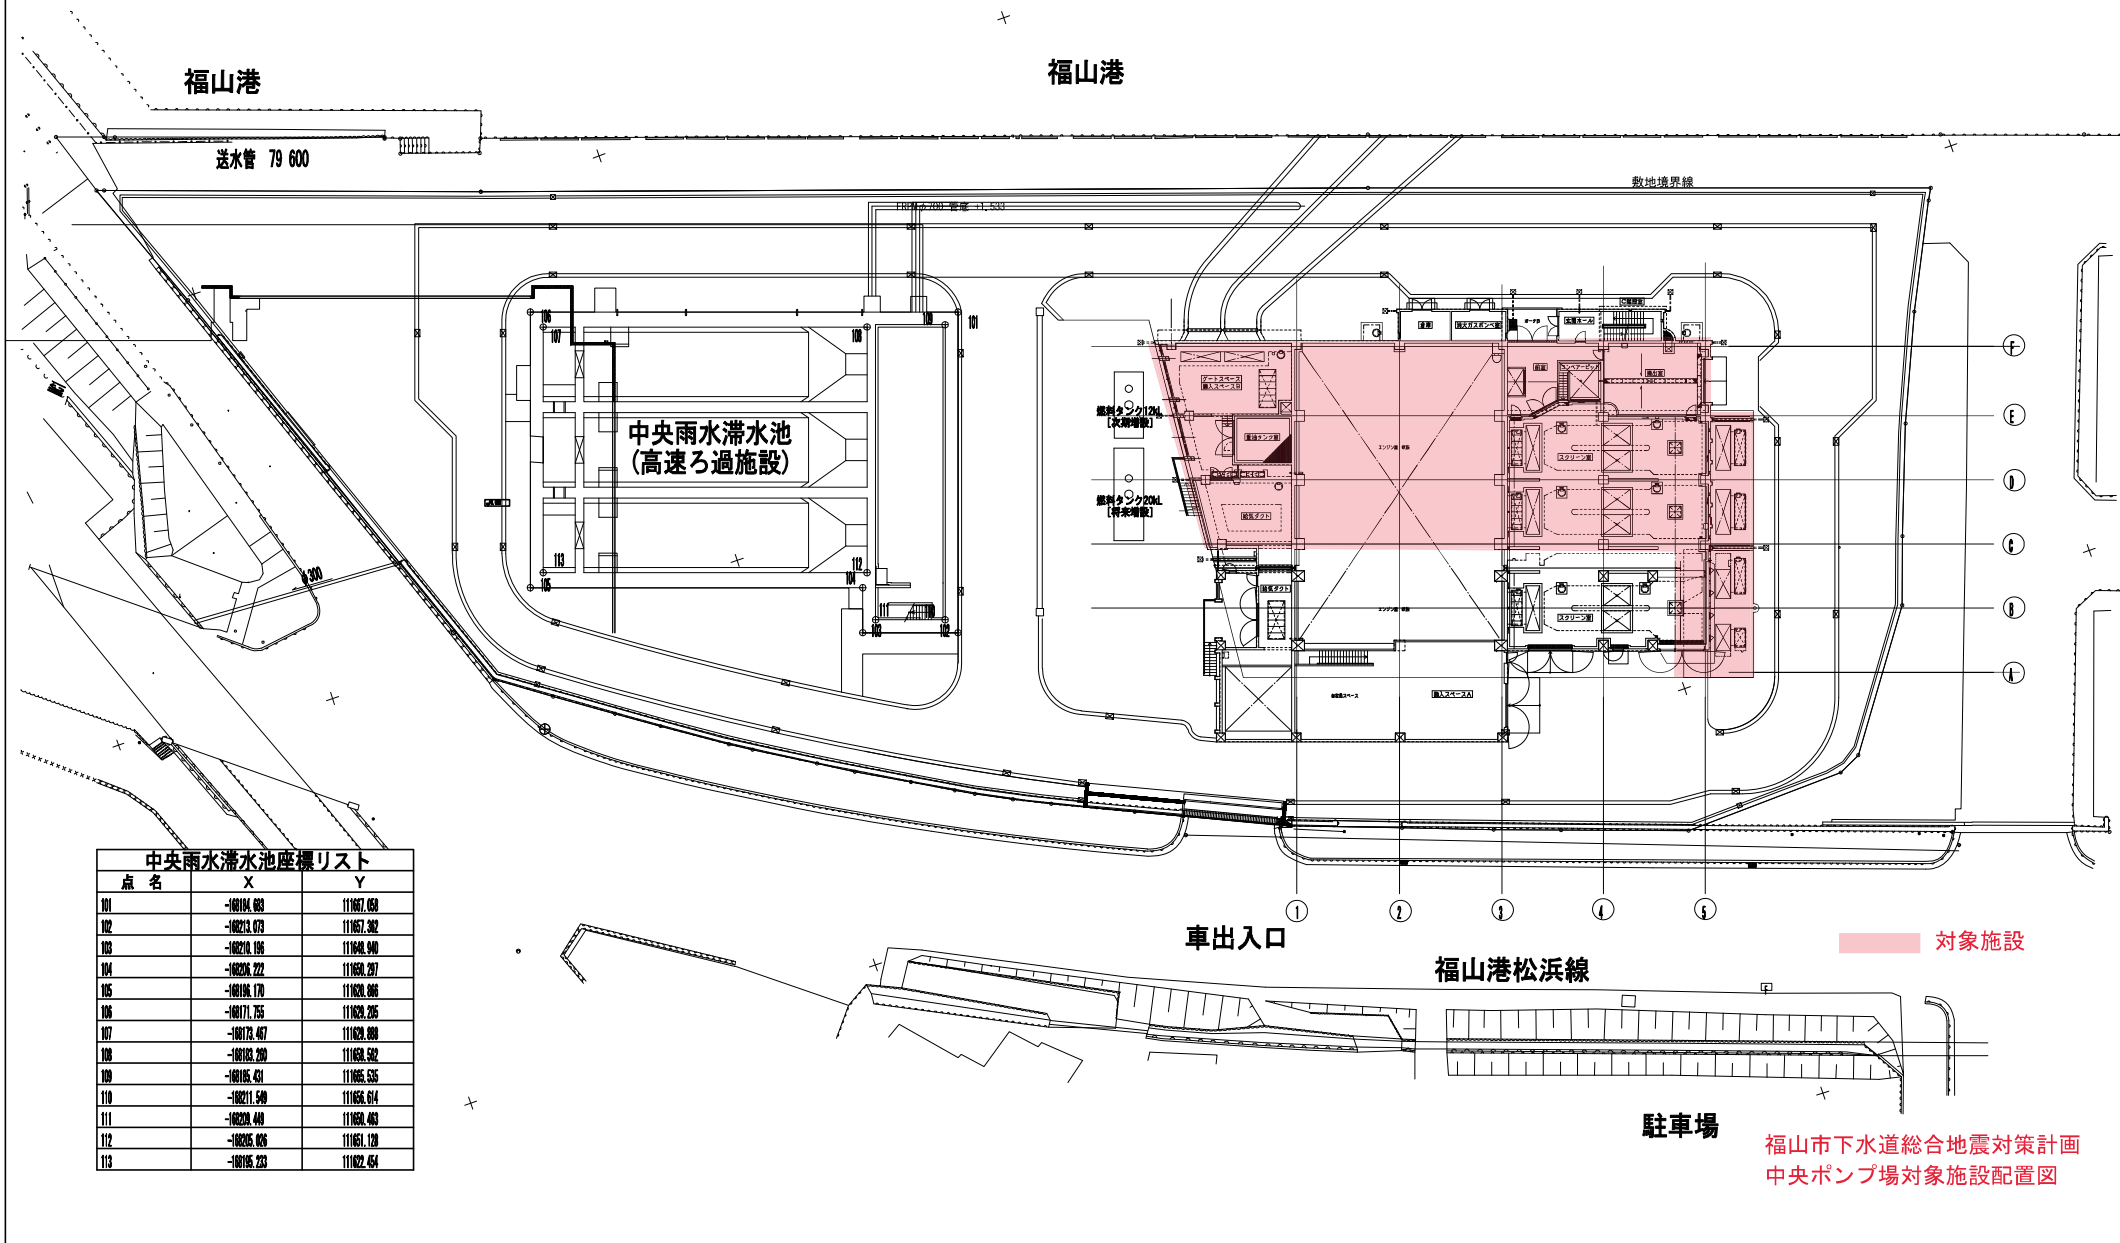

中央雨水滞水池座標リスト

点名	X	Y
101	-10104.000	111667.050
102	-10212.070	111667.302
103	-10210.106	111668.940
104	-10208.222	111669.297
105	-10198.170	111669.006
106	-10171.755	111669.205
107	-10173.467	111669.000
108	-10169.200	111669.502
109	-10166.431	111669.535
110	-10211.540	111666.614
111	-10209.440	111669.400
112	-10205.006	111661.120
113	-10165.233	111662.454

福山市下水道総合地震対策計画
中央ポンプ場対象施設配置図

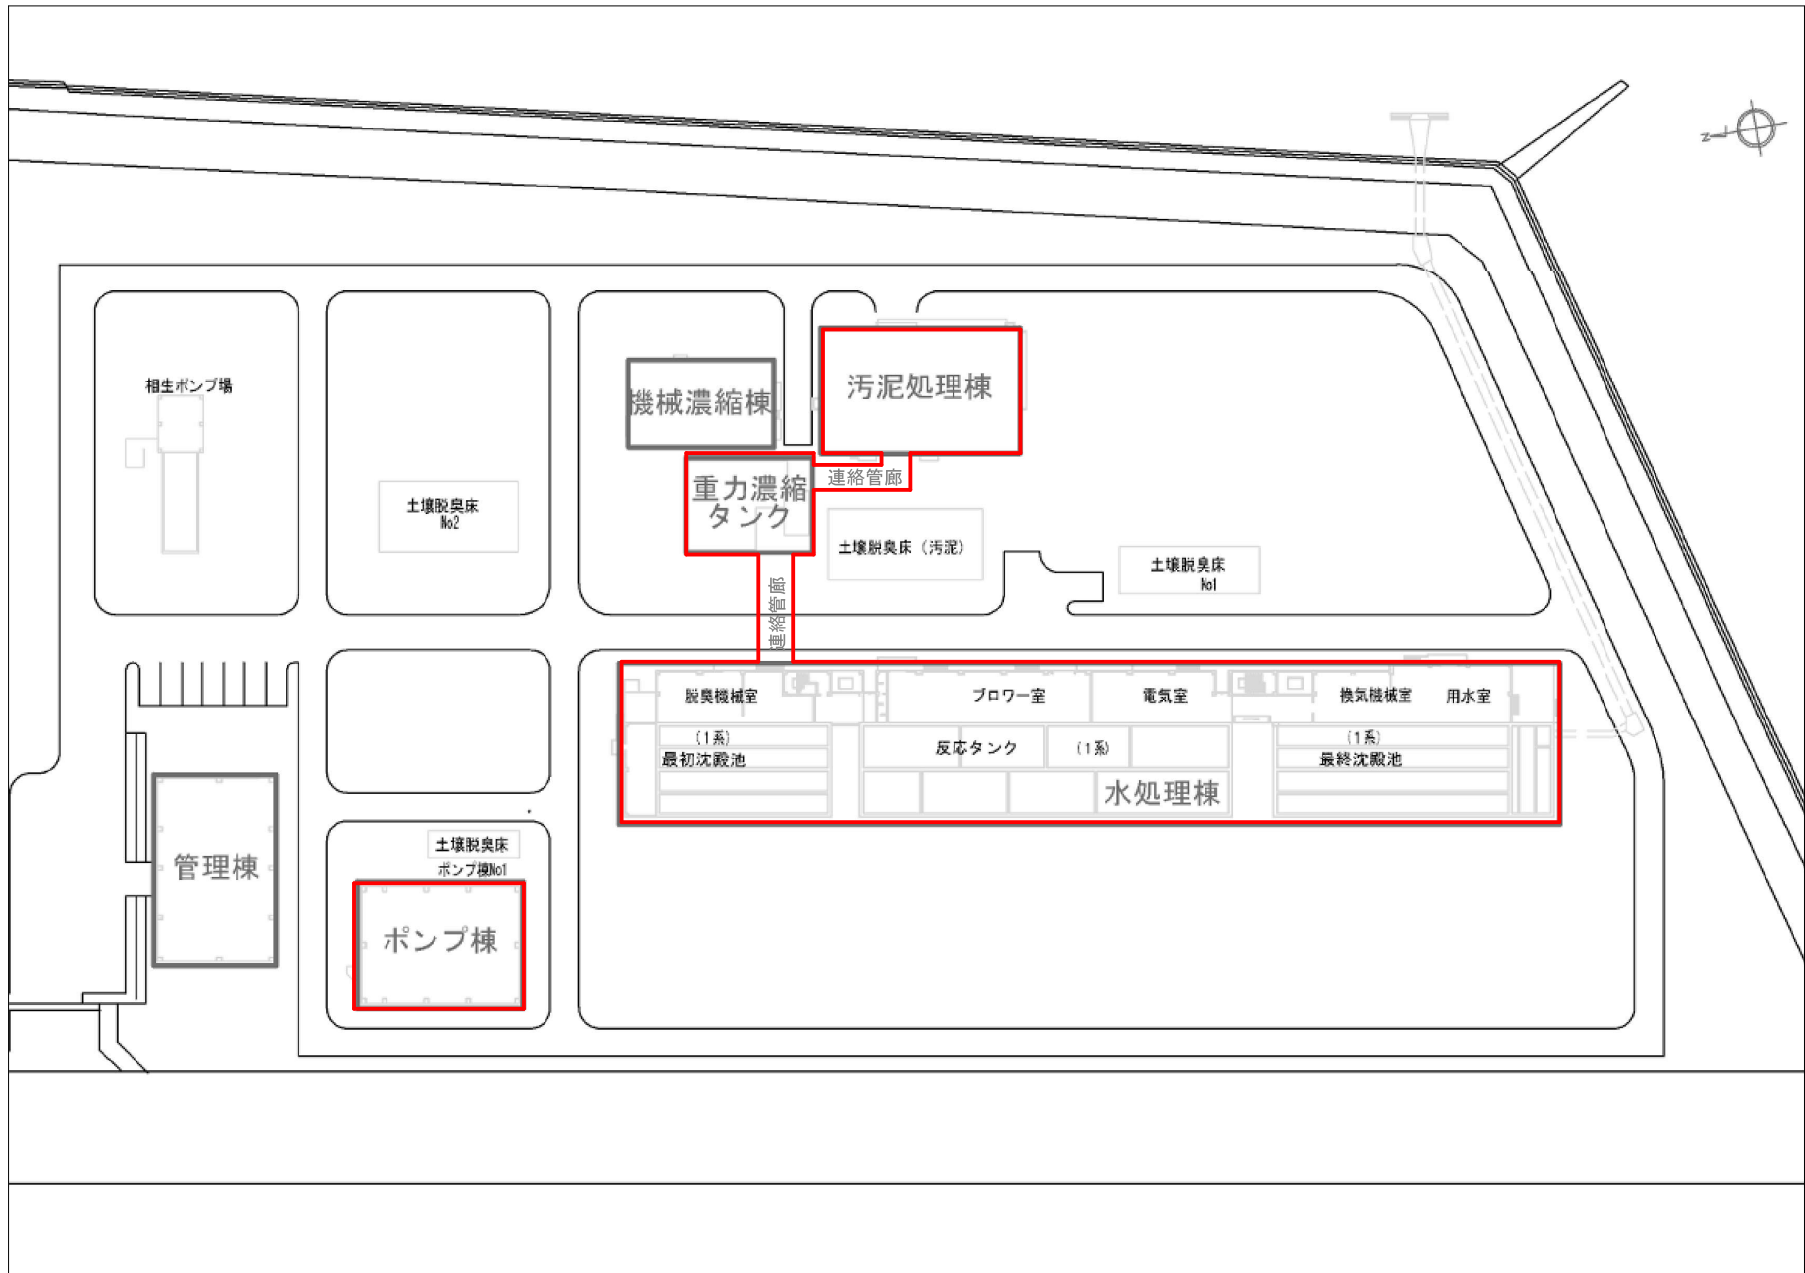

□ : 対象施設

福山市下水道総合地震対策計画
松永浄化センター対象施設配置図